



計画平面図・側面図 [第1工区]

計画平面図 S=1 : 200

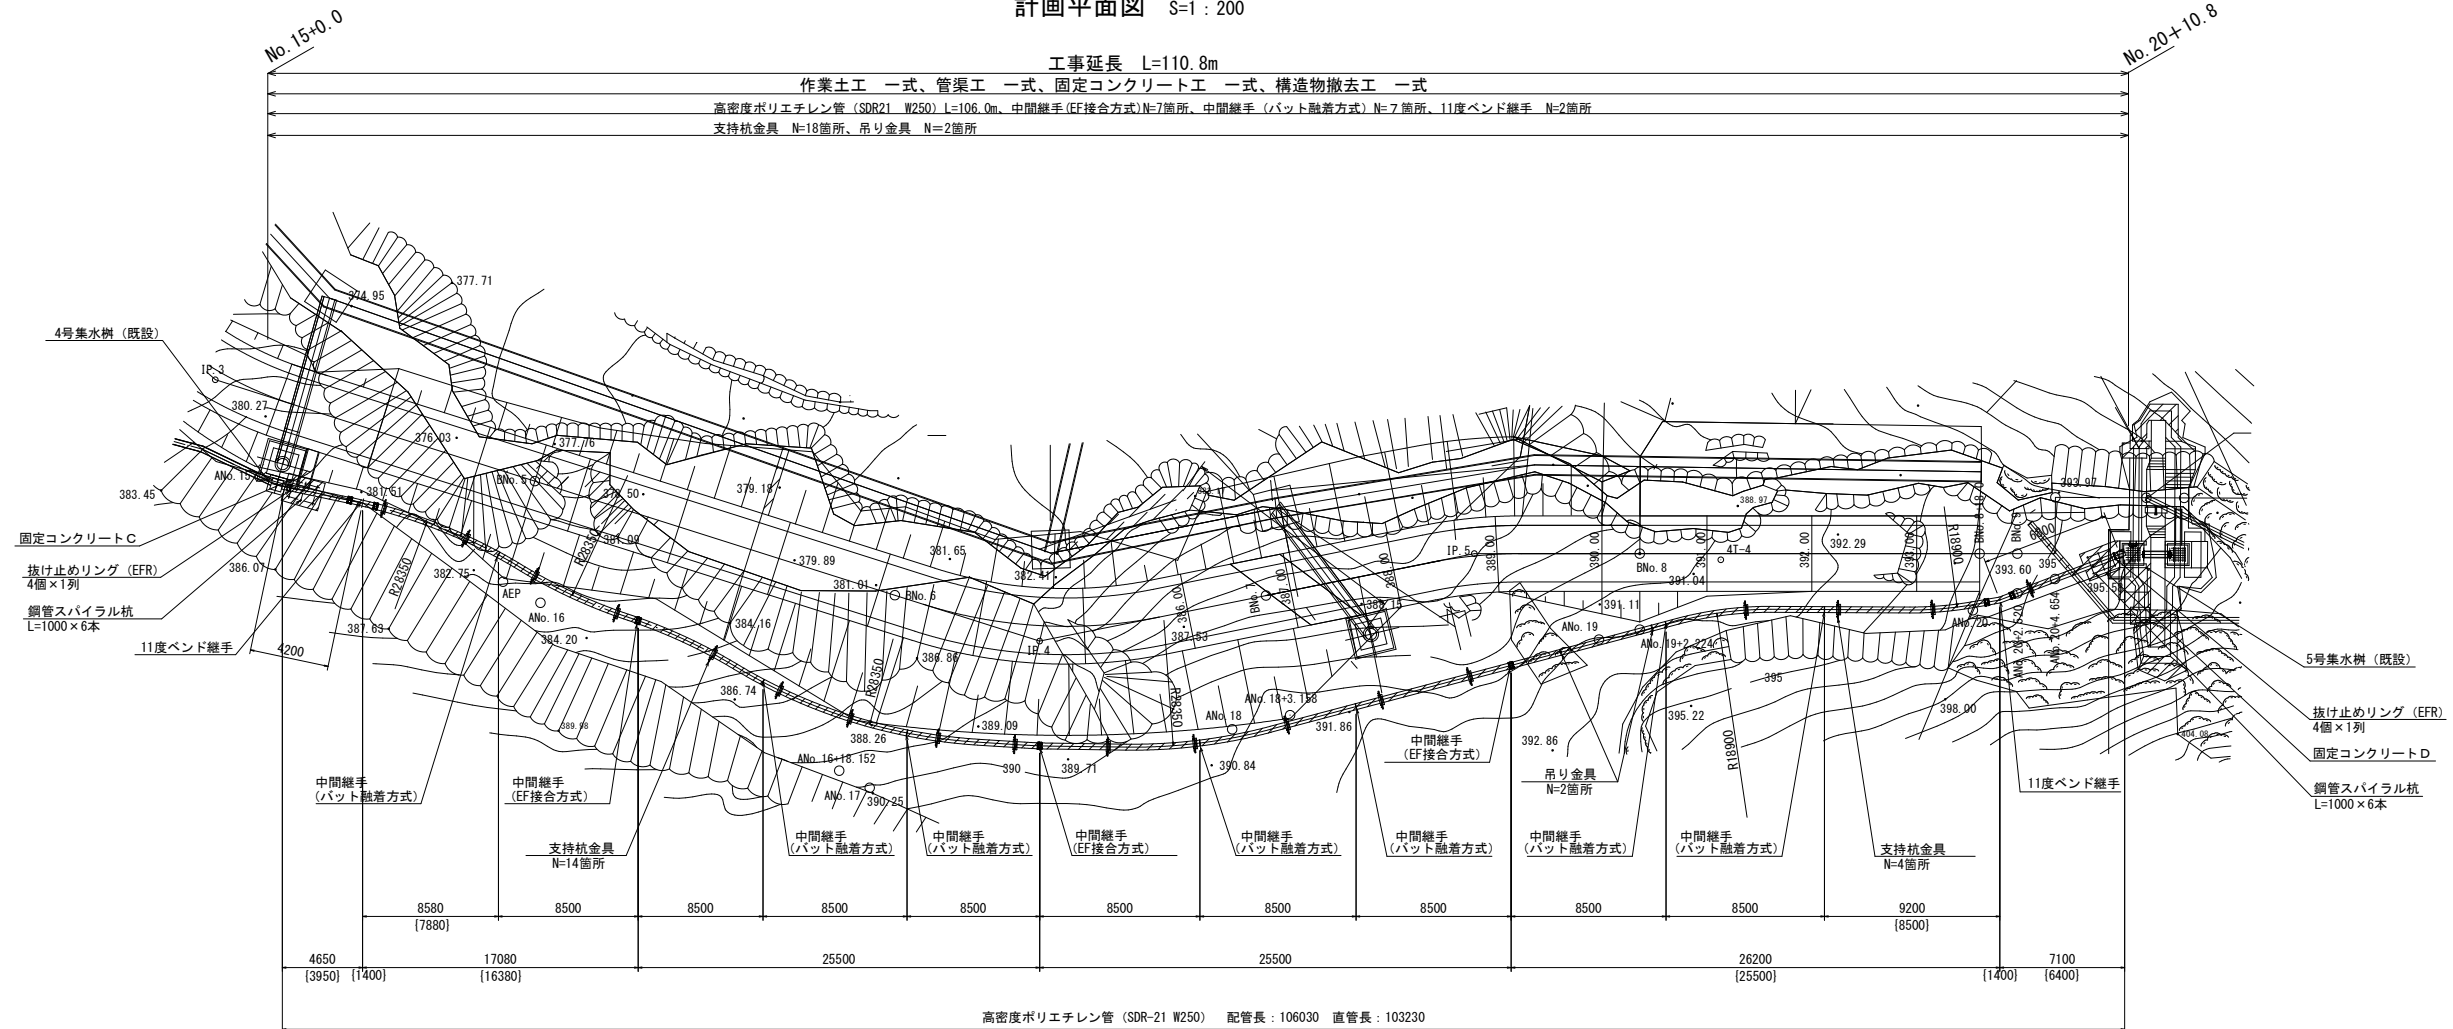

側面図 S=1 : 200


高密度ポリエチレン管 (SDR-21 W250) 配管長: 106030 直管長: 103230

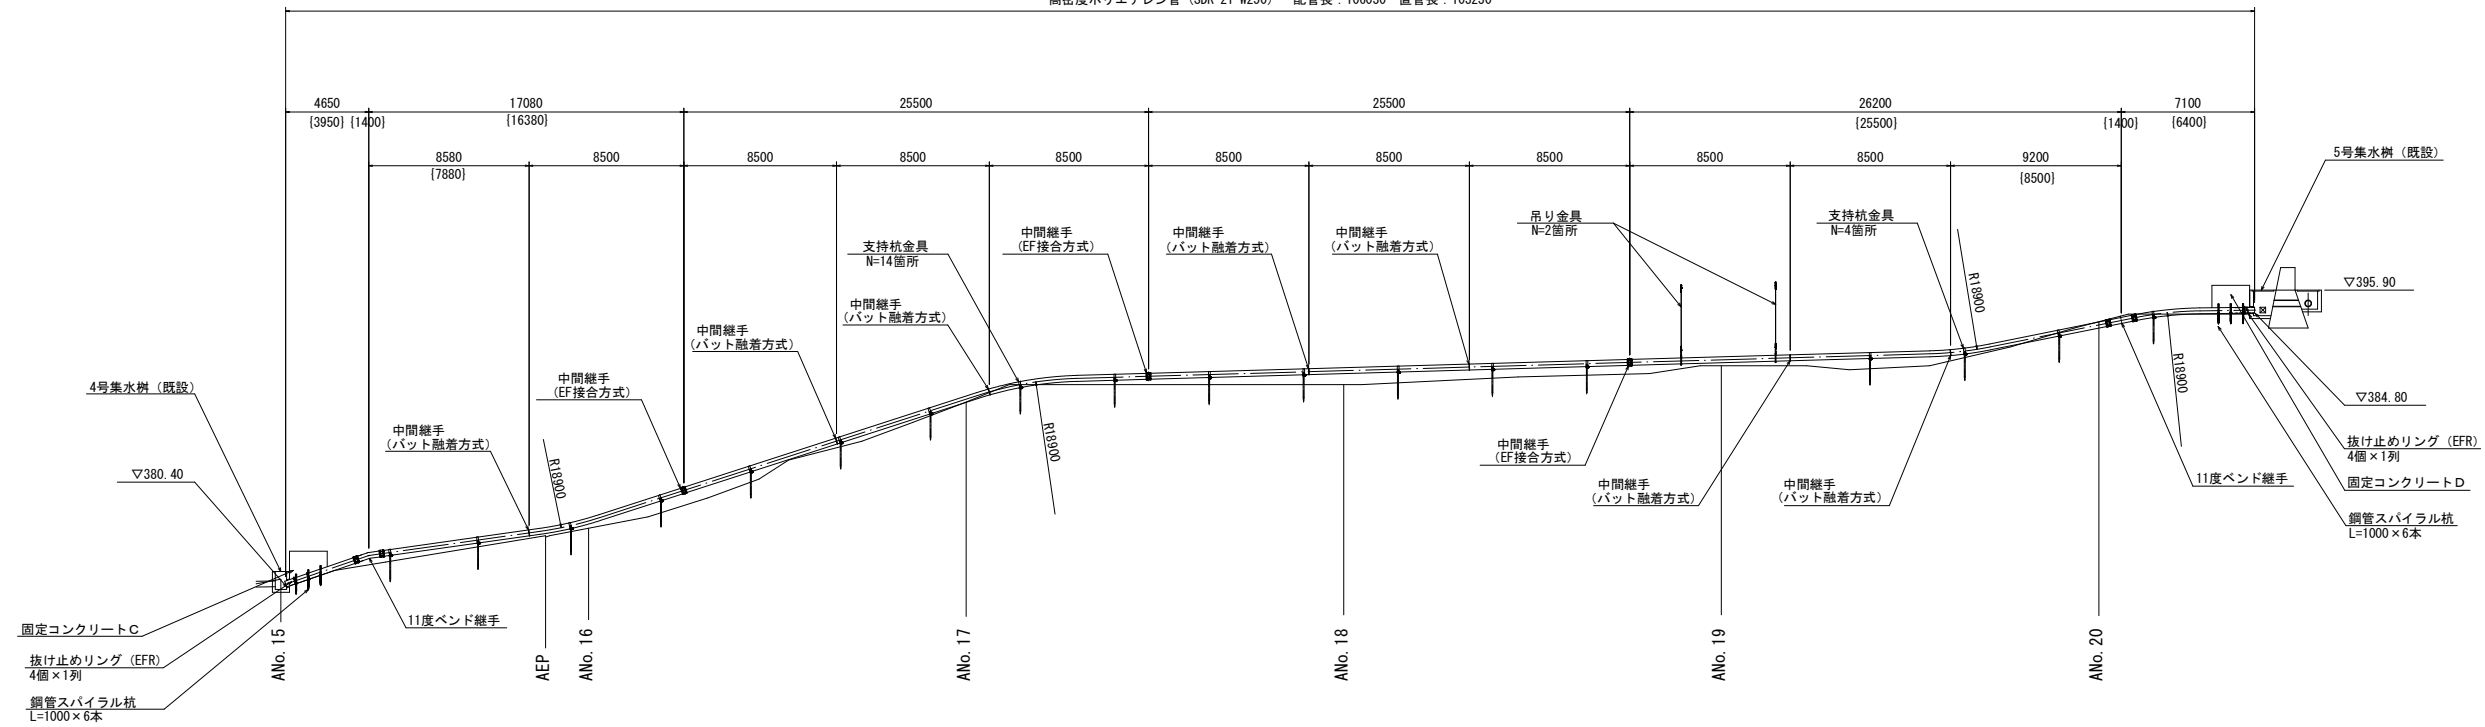

工 事 名	京都市東部山間埋立処分地雨水流入対策他工事		
工事場所	京都市伏見区醍醐院糶谷1番98地 地内		
図 面 名	計画平面図・側面図【第1工区】		
事業年度	令和8年度		
縮 尺	S=1:200	図面番号	1 / 5
京都市環境政策局埋立事業管理事務所			


構造図（１）

高密度ポリエチレン管 (SDR21) W250 構造図 S=1:10
(紫外線対策品 W250)

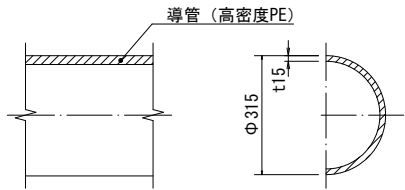


※高密度ポリエチレン管 (SDR21) は、三井金属エンジニアリング (株) WE-21 W250、又は同等品以上とする。


中間継手 (EF接合方式) 詳細図 S=1:10
(高密度PE管 (SDR21) 紫外線対策品 W250)

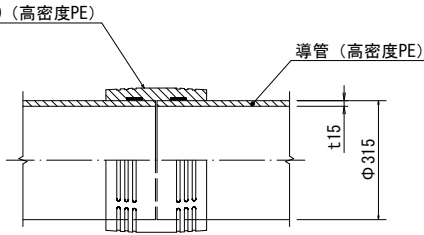


中間継手 (バット融着方式) 詳細図 S=1:10

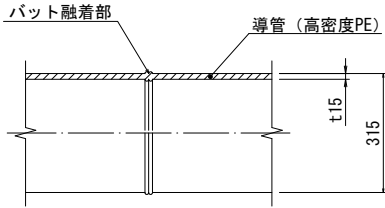

11度ベンド継手 (EF接合方式) 詳細図 S=1:10
(高密度PE管 (SDR21) 紫外線対策品 W250)

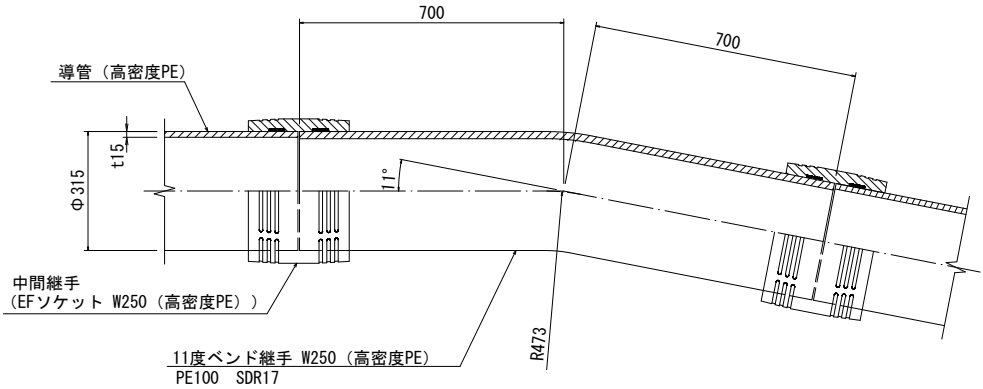


固定コンクリートC詳細図 S=1:20

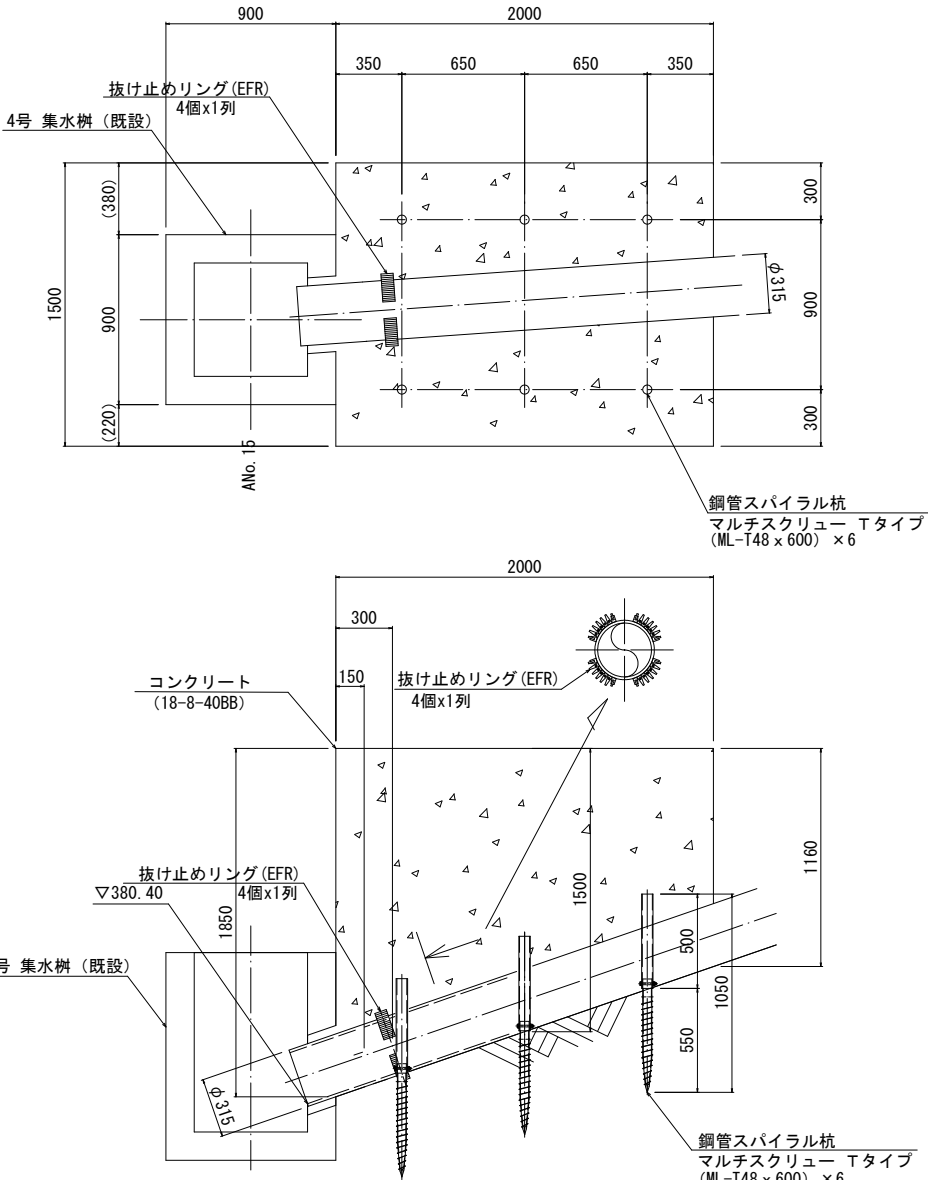


固定コンクリートC (1箇所当たり)				
種別	規格	単位	数量	摘要
コンクリート	18-8-40BB	m3	4.4	無筋構造物、バット材(クレン機能付)、一般養生
型枠		m2	10.4	一般型枠、無筋構造物

固定コンクリートD詳細図 S=1:20

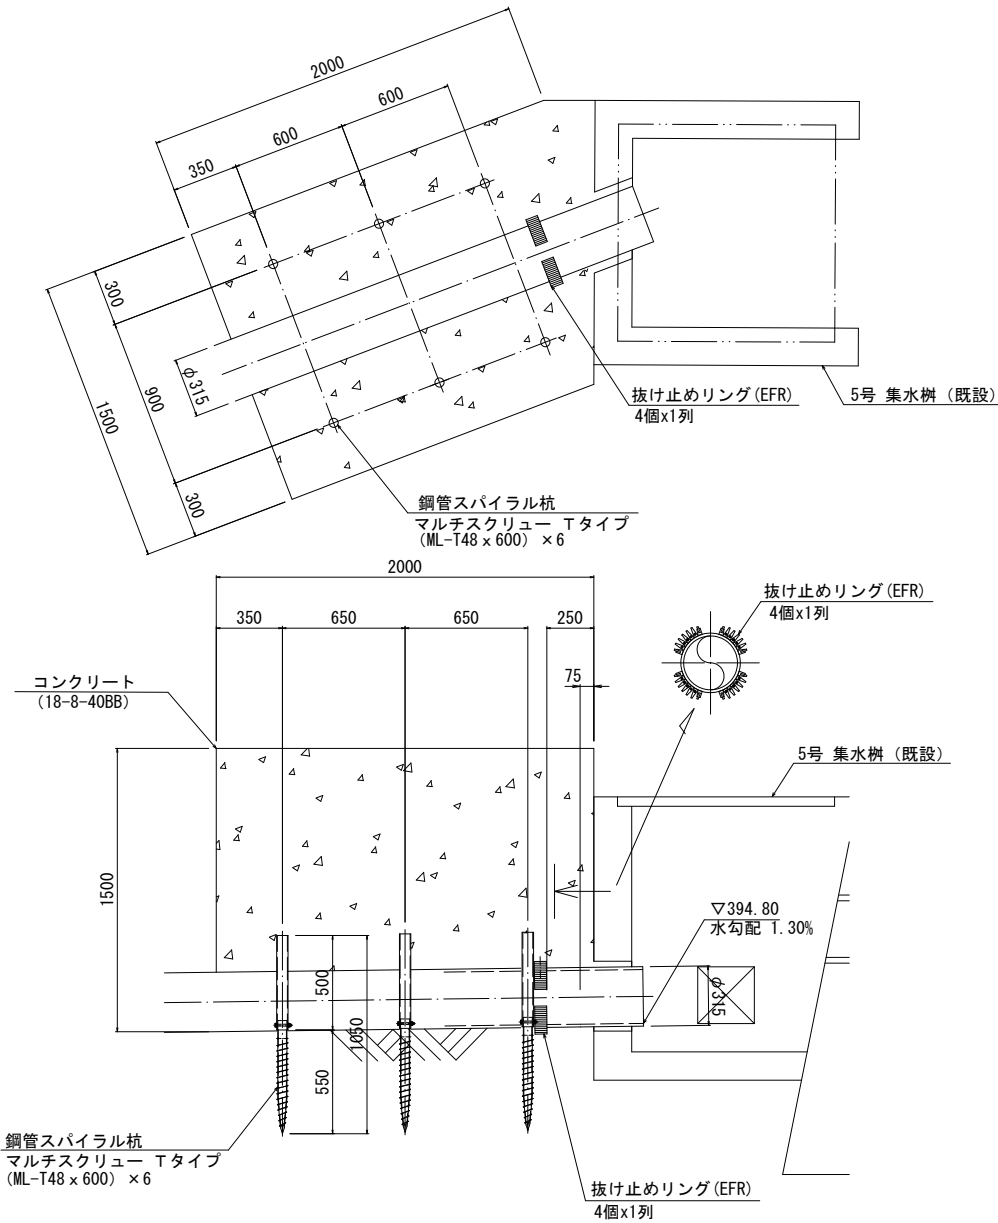

固定コンクリートD (1箇所当たり)				
種別	規格	単位	数量	摘要
コンクリート	18-8-40BB	m3	4.3	無筋構造物、バット材(クレン機能付)、一般養生
型枠		m2	8.9	一般型枠、無筋構造物

鋼管スパイラル杭 詳細図 S=1:5
(材質：スチール+Znメッキ・SGP)

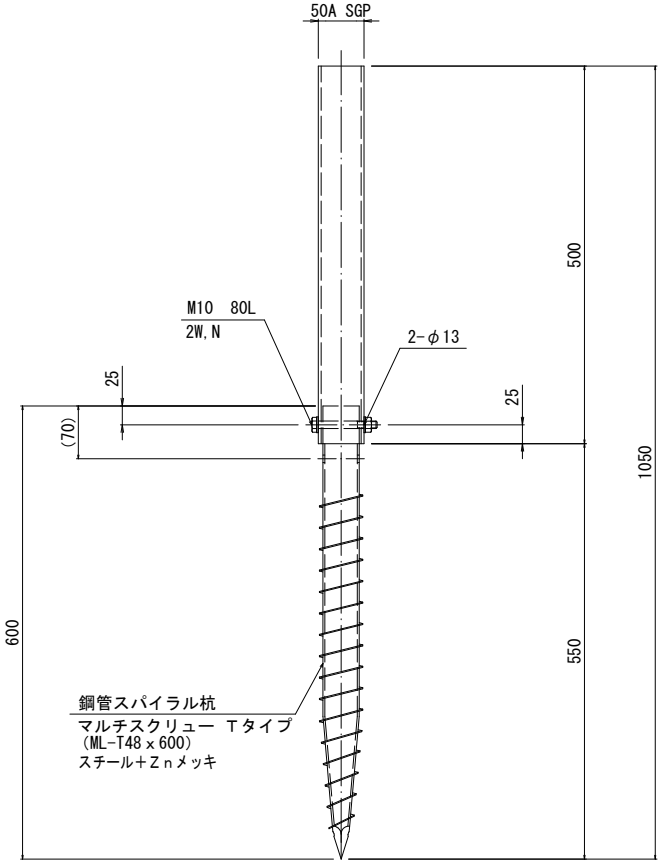


※鋼管スパイラル杭は、サンコーテクノ (株) マルチスクリュー Tタイプ ML-T48 x 600又は同等品以上とする。

工事名	京都市東部山間埋立処分地雨水流入対策他工事		
工事場所	京都市伏見区醍醐陀羅谷1番99他 地内		
図面名	構造図 (1)		
事業年度	令和8年度		
縮尺	図示	図面番号	2 / 5
京都市環境政策局埋立事業管理事務所			

構造図 (2)


支持杭金具 詳細図 S=1:10

(材質：STK-500+Znメッキ、SGP)

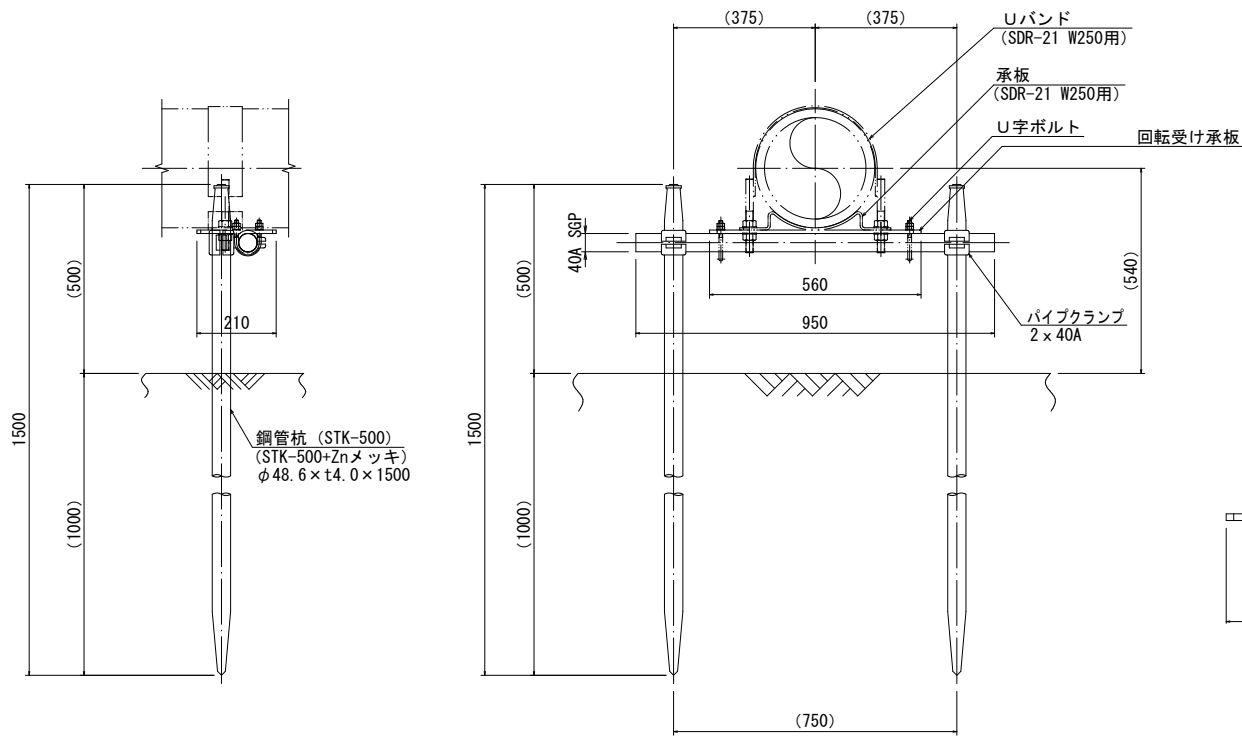


回轉受け承板 詳細図 S=1:5

(材質：SS400+Znメッキ)

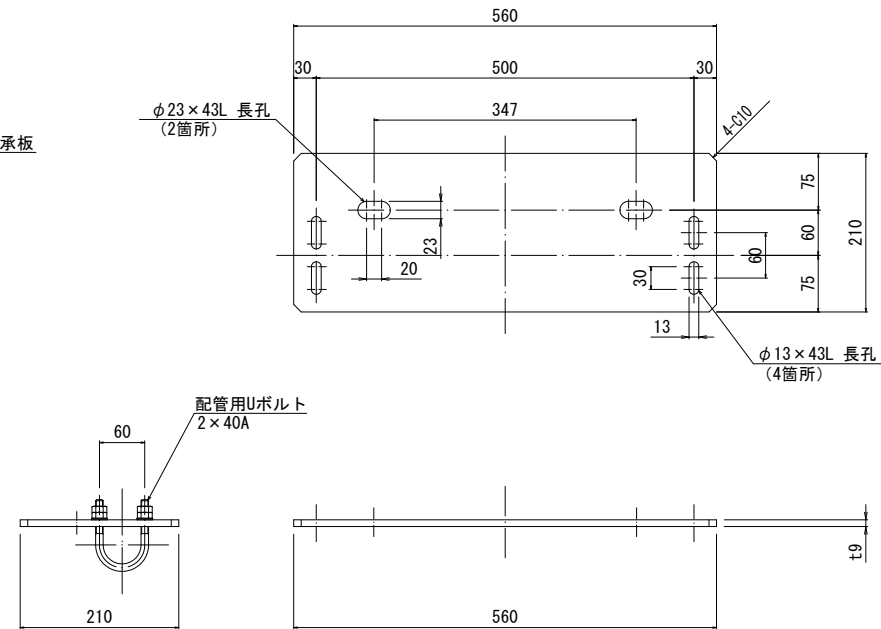

U字ボルト 詳細図 S=1:5


(材質：SS400+Znメッキ)

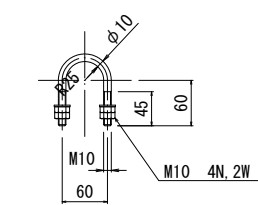

(40A鋼管用U字ボルト流用)


Uバンド 詳細図 S=1:10

(材質：SS400+Znメッキ)

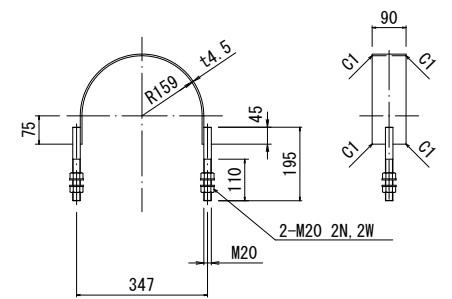


承板 詳細図 S=1:10

(材質：SS400+Znメッキ)

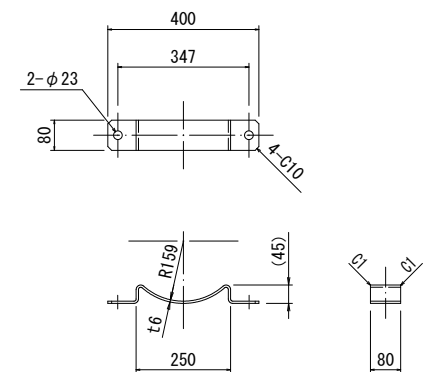


吊り金具 詳細図 S=1:1

(材質：SS400+Znメッキ)

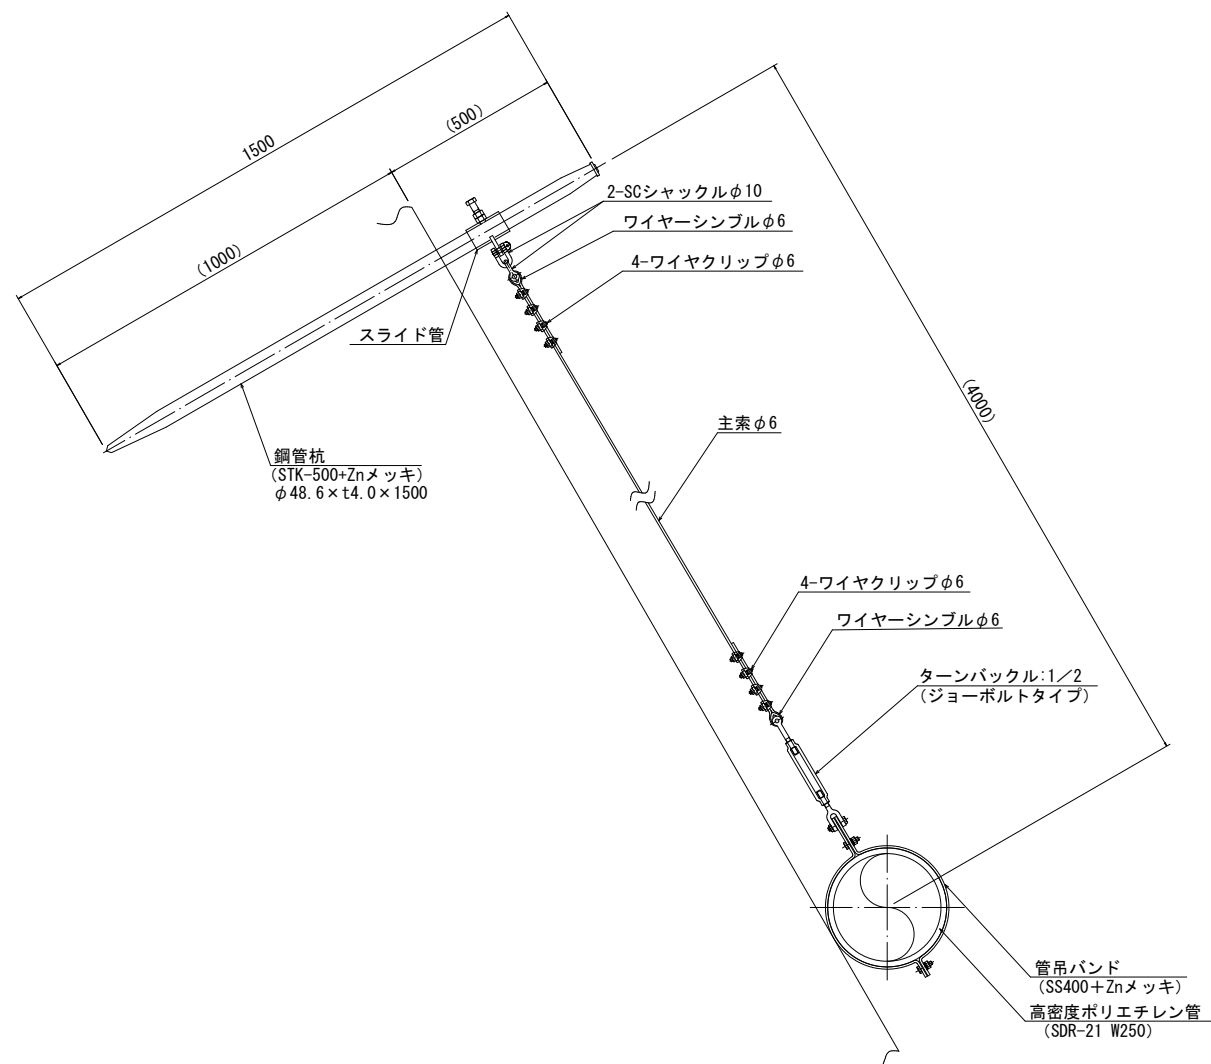


管吊バンド 詳細図 S=1:5

(材質：SS400+Znメッキ)

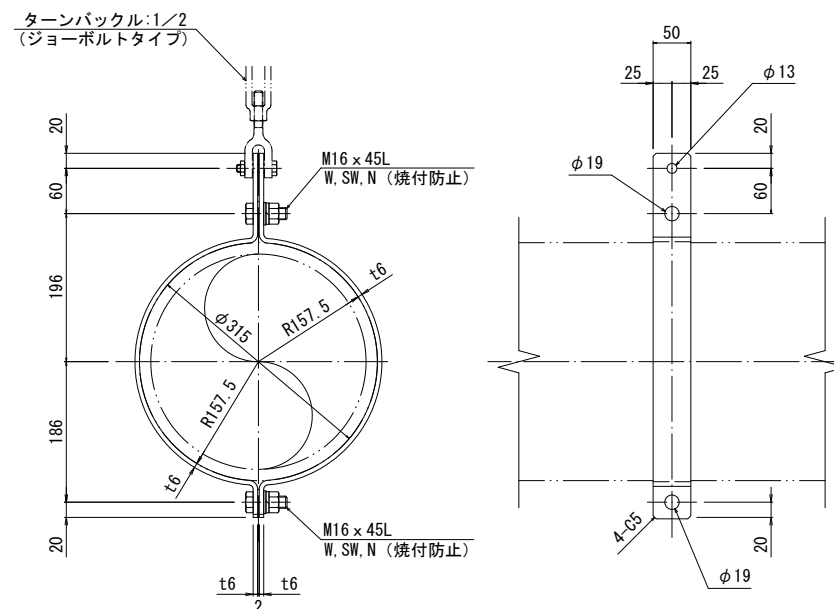

スライド管 詳細図 S=1:5

(材質：SS400+Znメッキ)

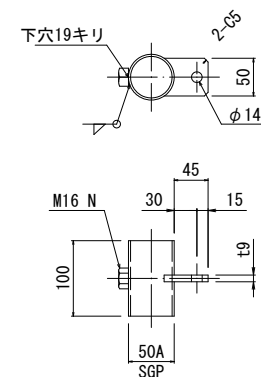


工 事 名	京都市東部山間埋立処分地雨水流入対策他工事		
工事場所	京都市伏見区醍醐院羅谷 1 番 98 地 地内		
図 面 名	構造図 (2)		
事業年度	令和 8 年度		
縮 尺	図 示	図面番号	3 / 5
京都市環境政策局埋立事業管理事務所			





計画平面図 [第2工区]

平面図 S=1:1000

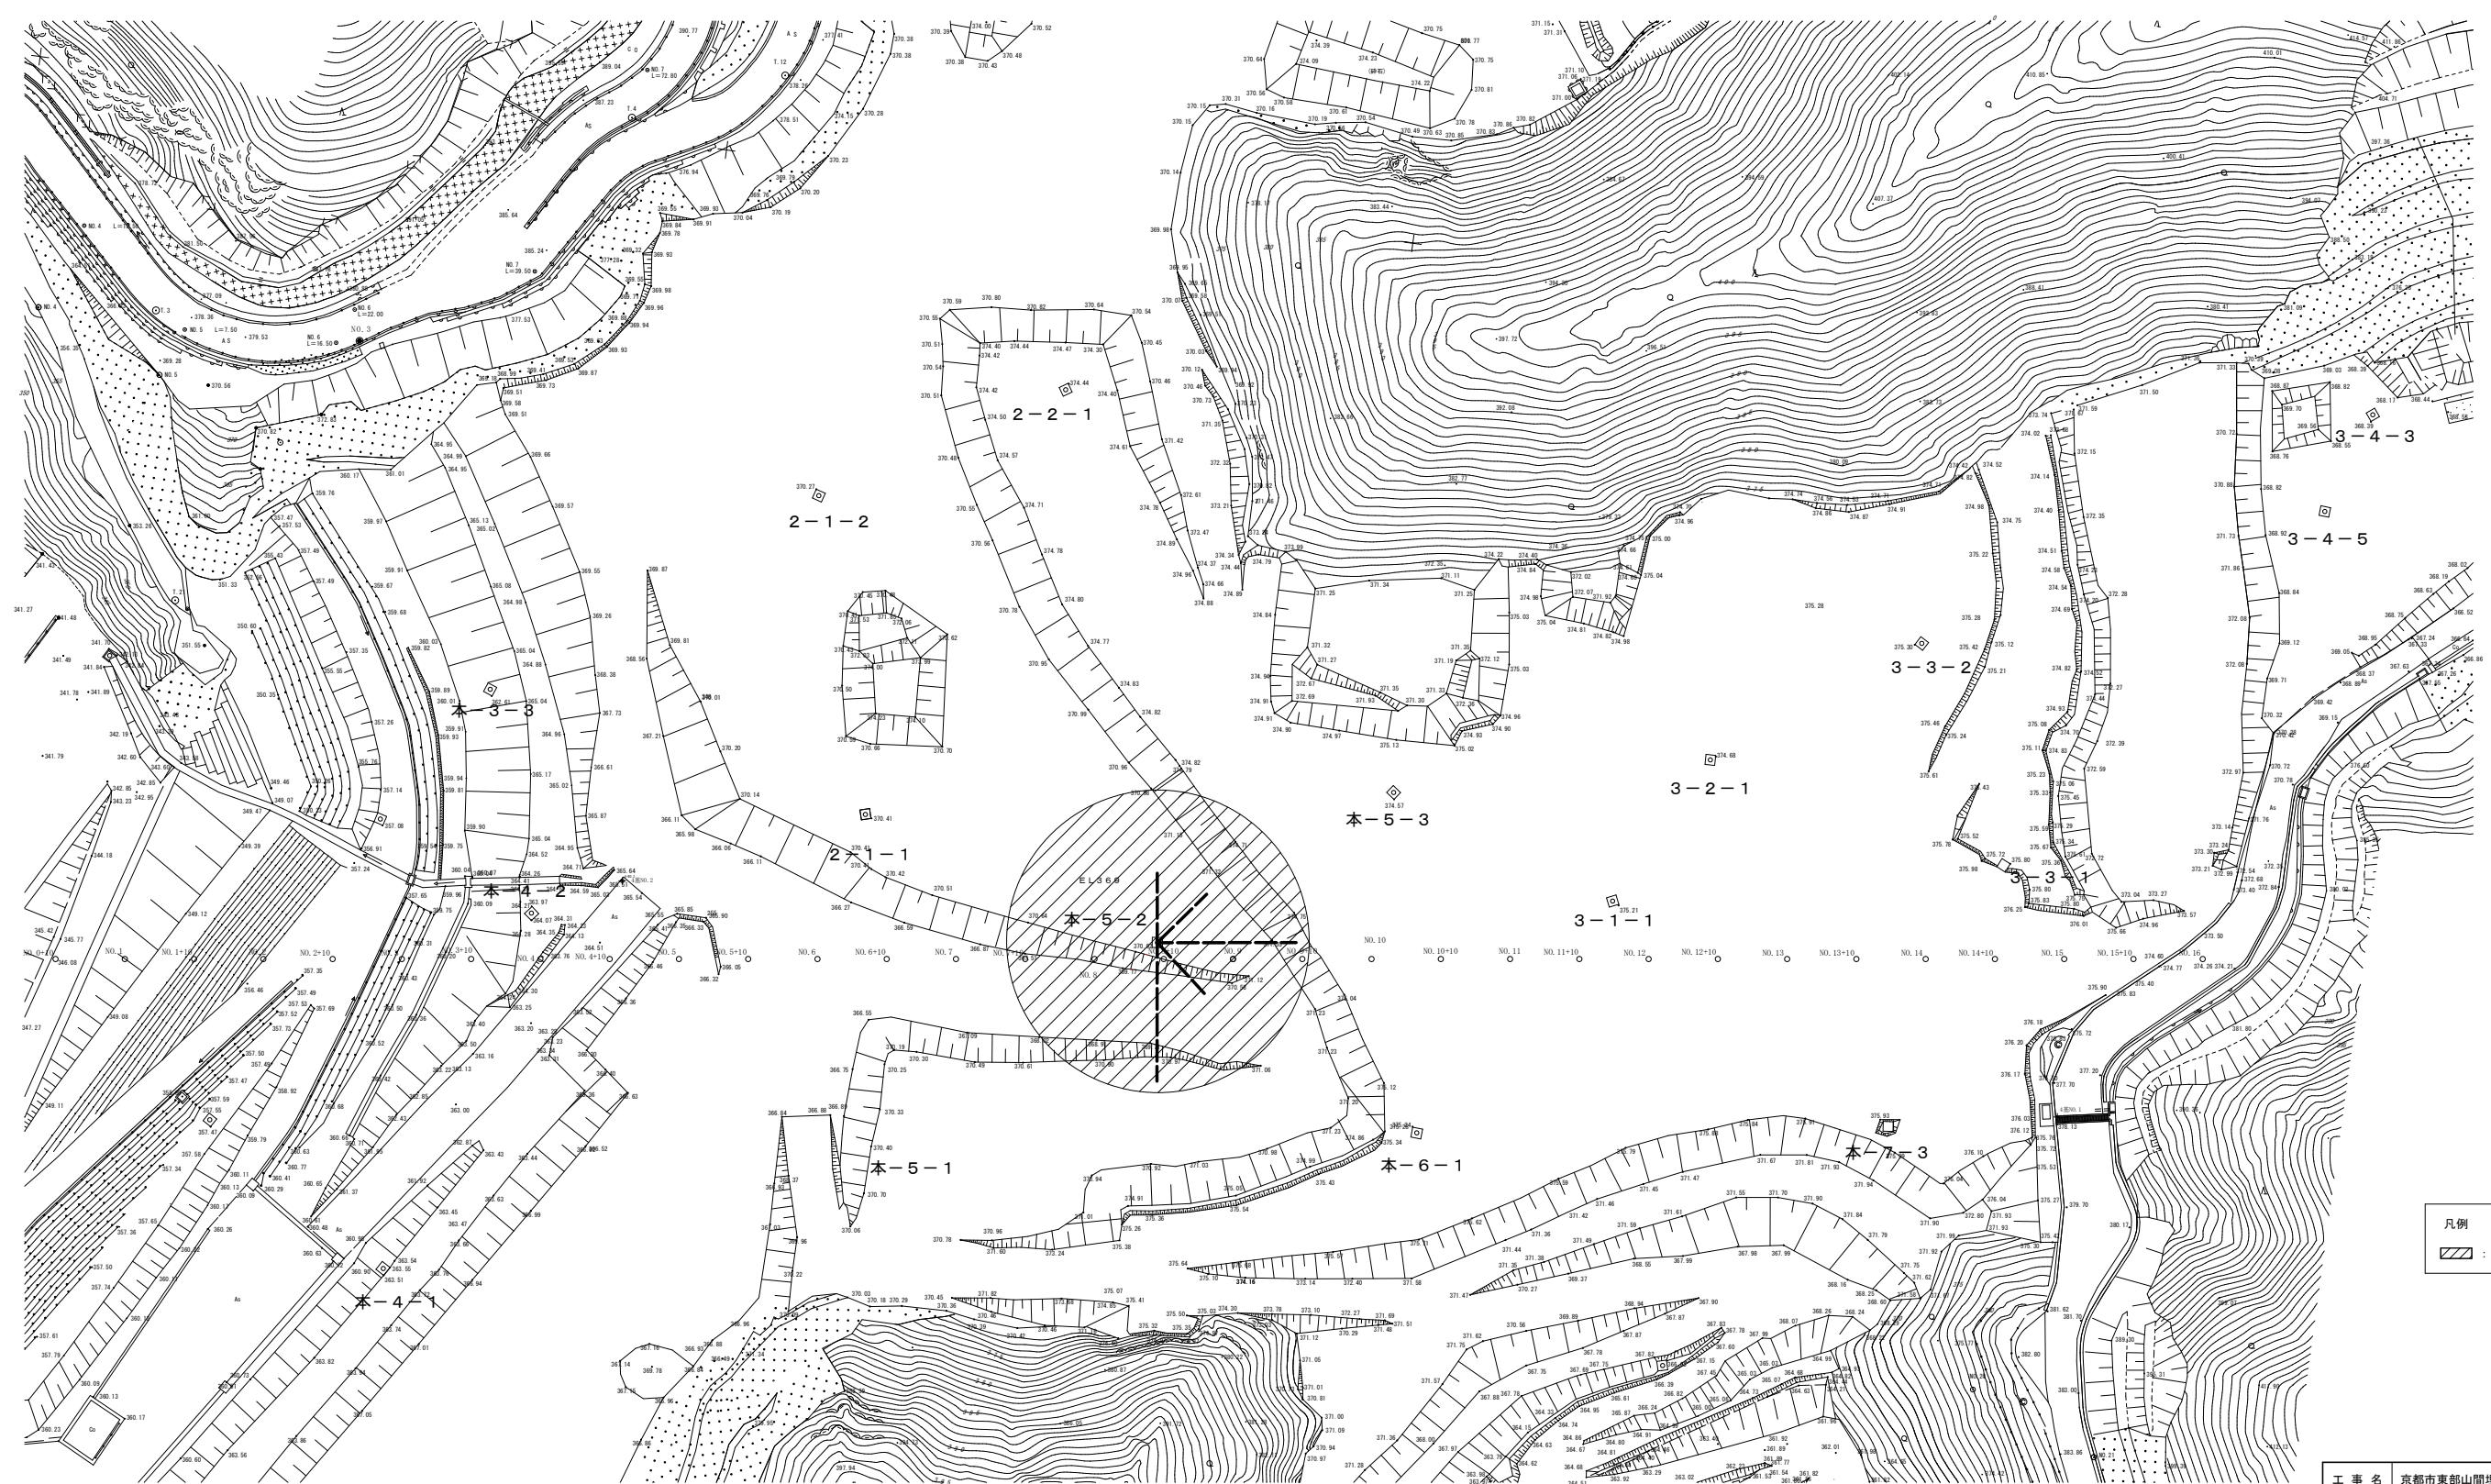



工 事 名	京都市東部山間埋立処分地雨水流入対策他工事		
工事場所	京都市伏見区醍醐陀羅谷1番99地 地内		
図 面 名	計画平面図 [第2工区]		
事業年度	令和8年度		
縮 尺	図 示	図面番号	4 / 5
京都市環境政策局埋立事業管理事務所			

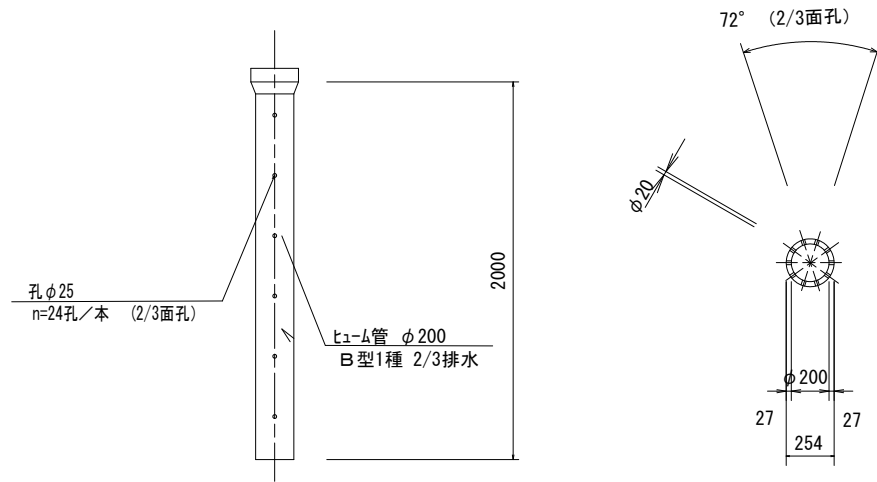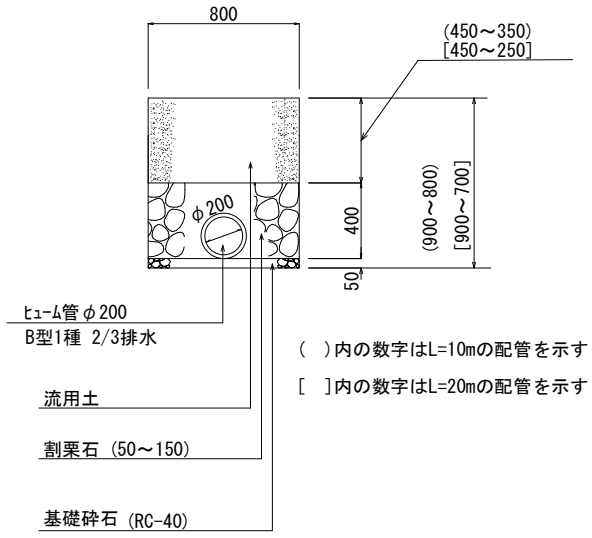

名 称	規 格	単位	数 量
床掘り		m3	68.0
埋戻し		m3	30.6

名 称	規 格	単位	数 量
床掘り		m3	64.0
埋戻し		m3	27.5

名 称	規 格	単位	数 量
基礎砕石	RC-40 (t=50)	m ²	8.0
土管	B型1種 2/3排水 φ200×2000	本	5.0
割栗石	50～150mm	m ³	2.6

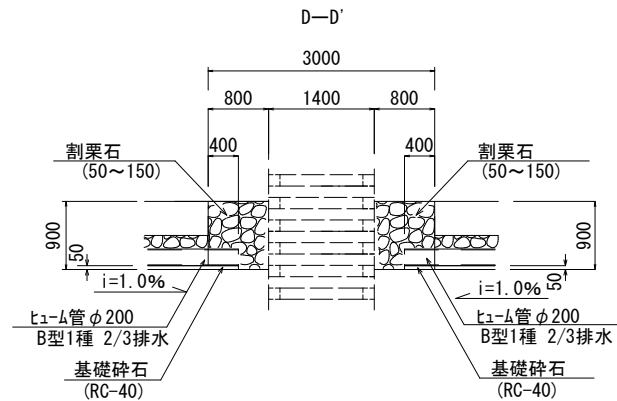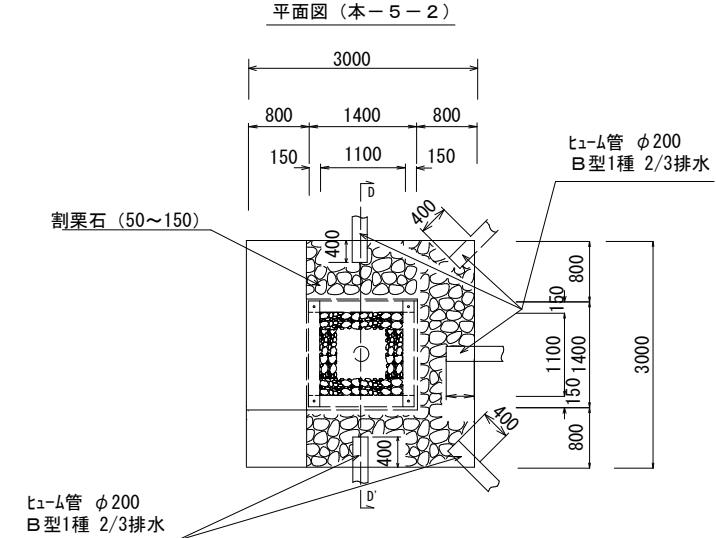


箇 所	名 称	規 格	単位	数 量
本-5-2	床掘り		m ³	3.0

箇 所	名 称	規 格	単位	数 量
本-5-2	割栗石	50~150mm	m3	3.4

※ 接続部は、ヒュム管（ $\phi 200 \times 2000$ ）1本当り $L=0.4m$ とする。

※ ヒューム管端部（両側）には、スクリーン（丸鉄線溶接金網2.6×50×50）
□320×320を設置する。

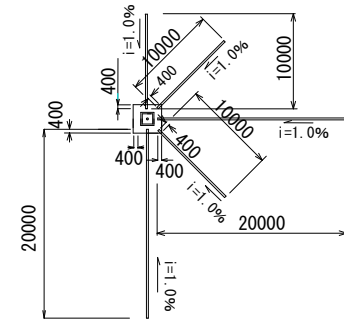

工 事 名	京都市東部山間建立処分地雨水流入対策地工事		
工事場所	京都市伏見区醍醐陀羅古1番99地 地内		
図 面 名	浸出水集排水施設構造図		
事業年度	令和8年度		
縮 尺	図 示	図面番号	5 / 5
京都市環境政策局埋立事業管理事務所			