

京都市 元塔南処理事務所整備 工事設計図

ただし ガスボイラ取替工事

縮尺 S=1/100

設備 管理 課

課長

保長

保員


1 階 平面図

昭和 61 年 11 月

ガス 設備

No. 1

3 枚の内

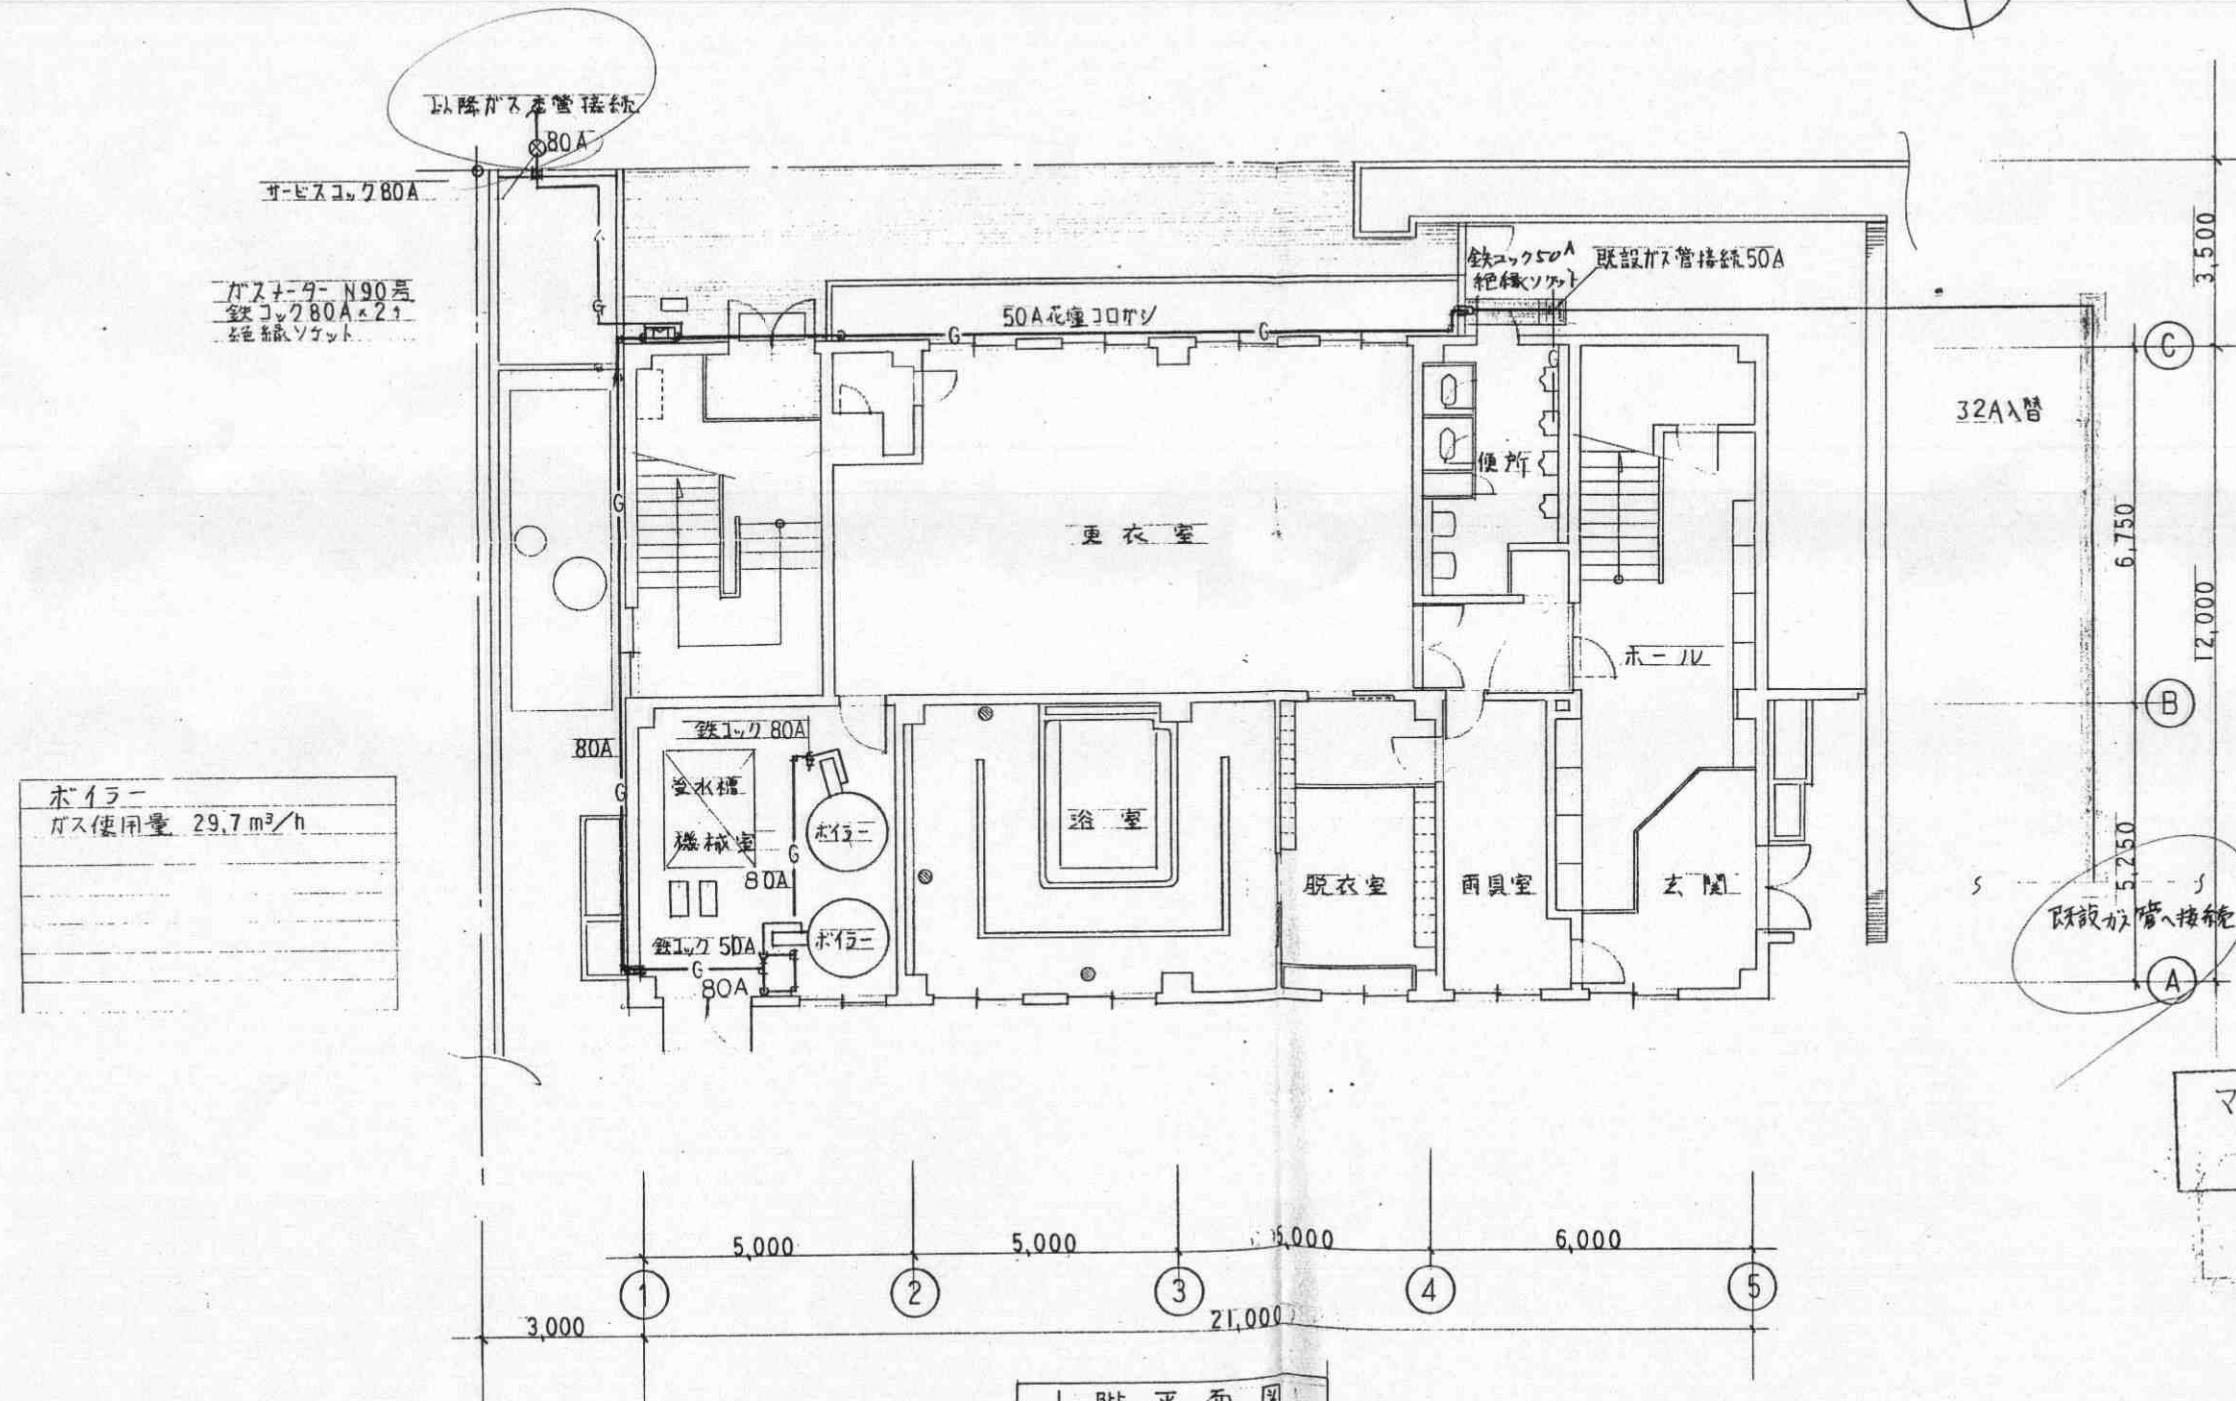

マイクロフィルム撮影済

昭和

(P) 33-850 B	都市ガス13A調整	1
(P) 33-802	同上	1
(P) 33-032	同上	1
(P) 33-026	同上	1
(P) 10-274 AU	同上	2
(P) 10-241	10-250入替	1

062

1 階 平面図

