



十条換気所 給排水衛生設備 配管系統図

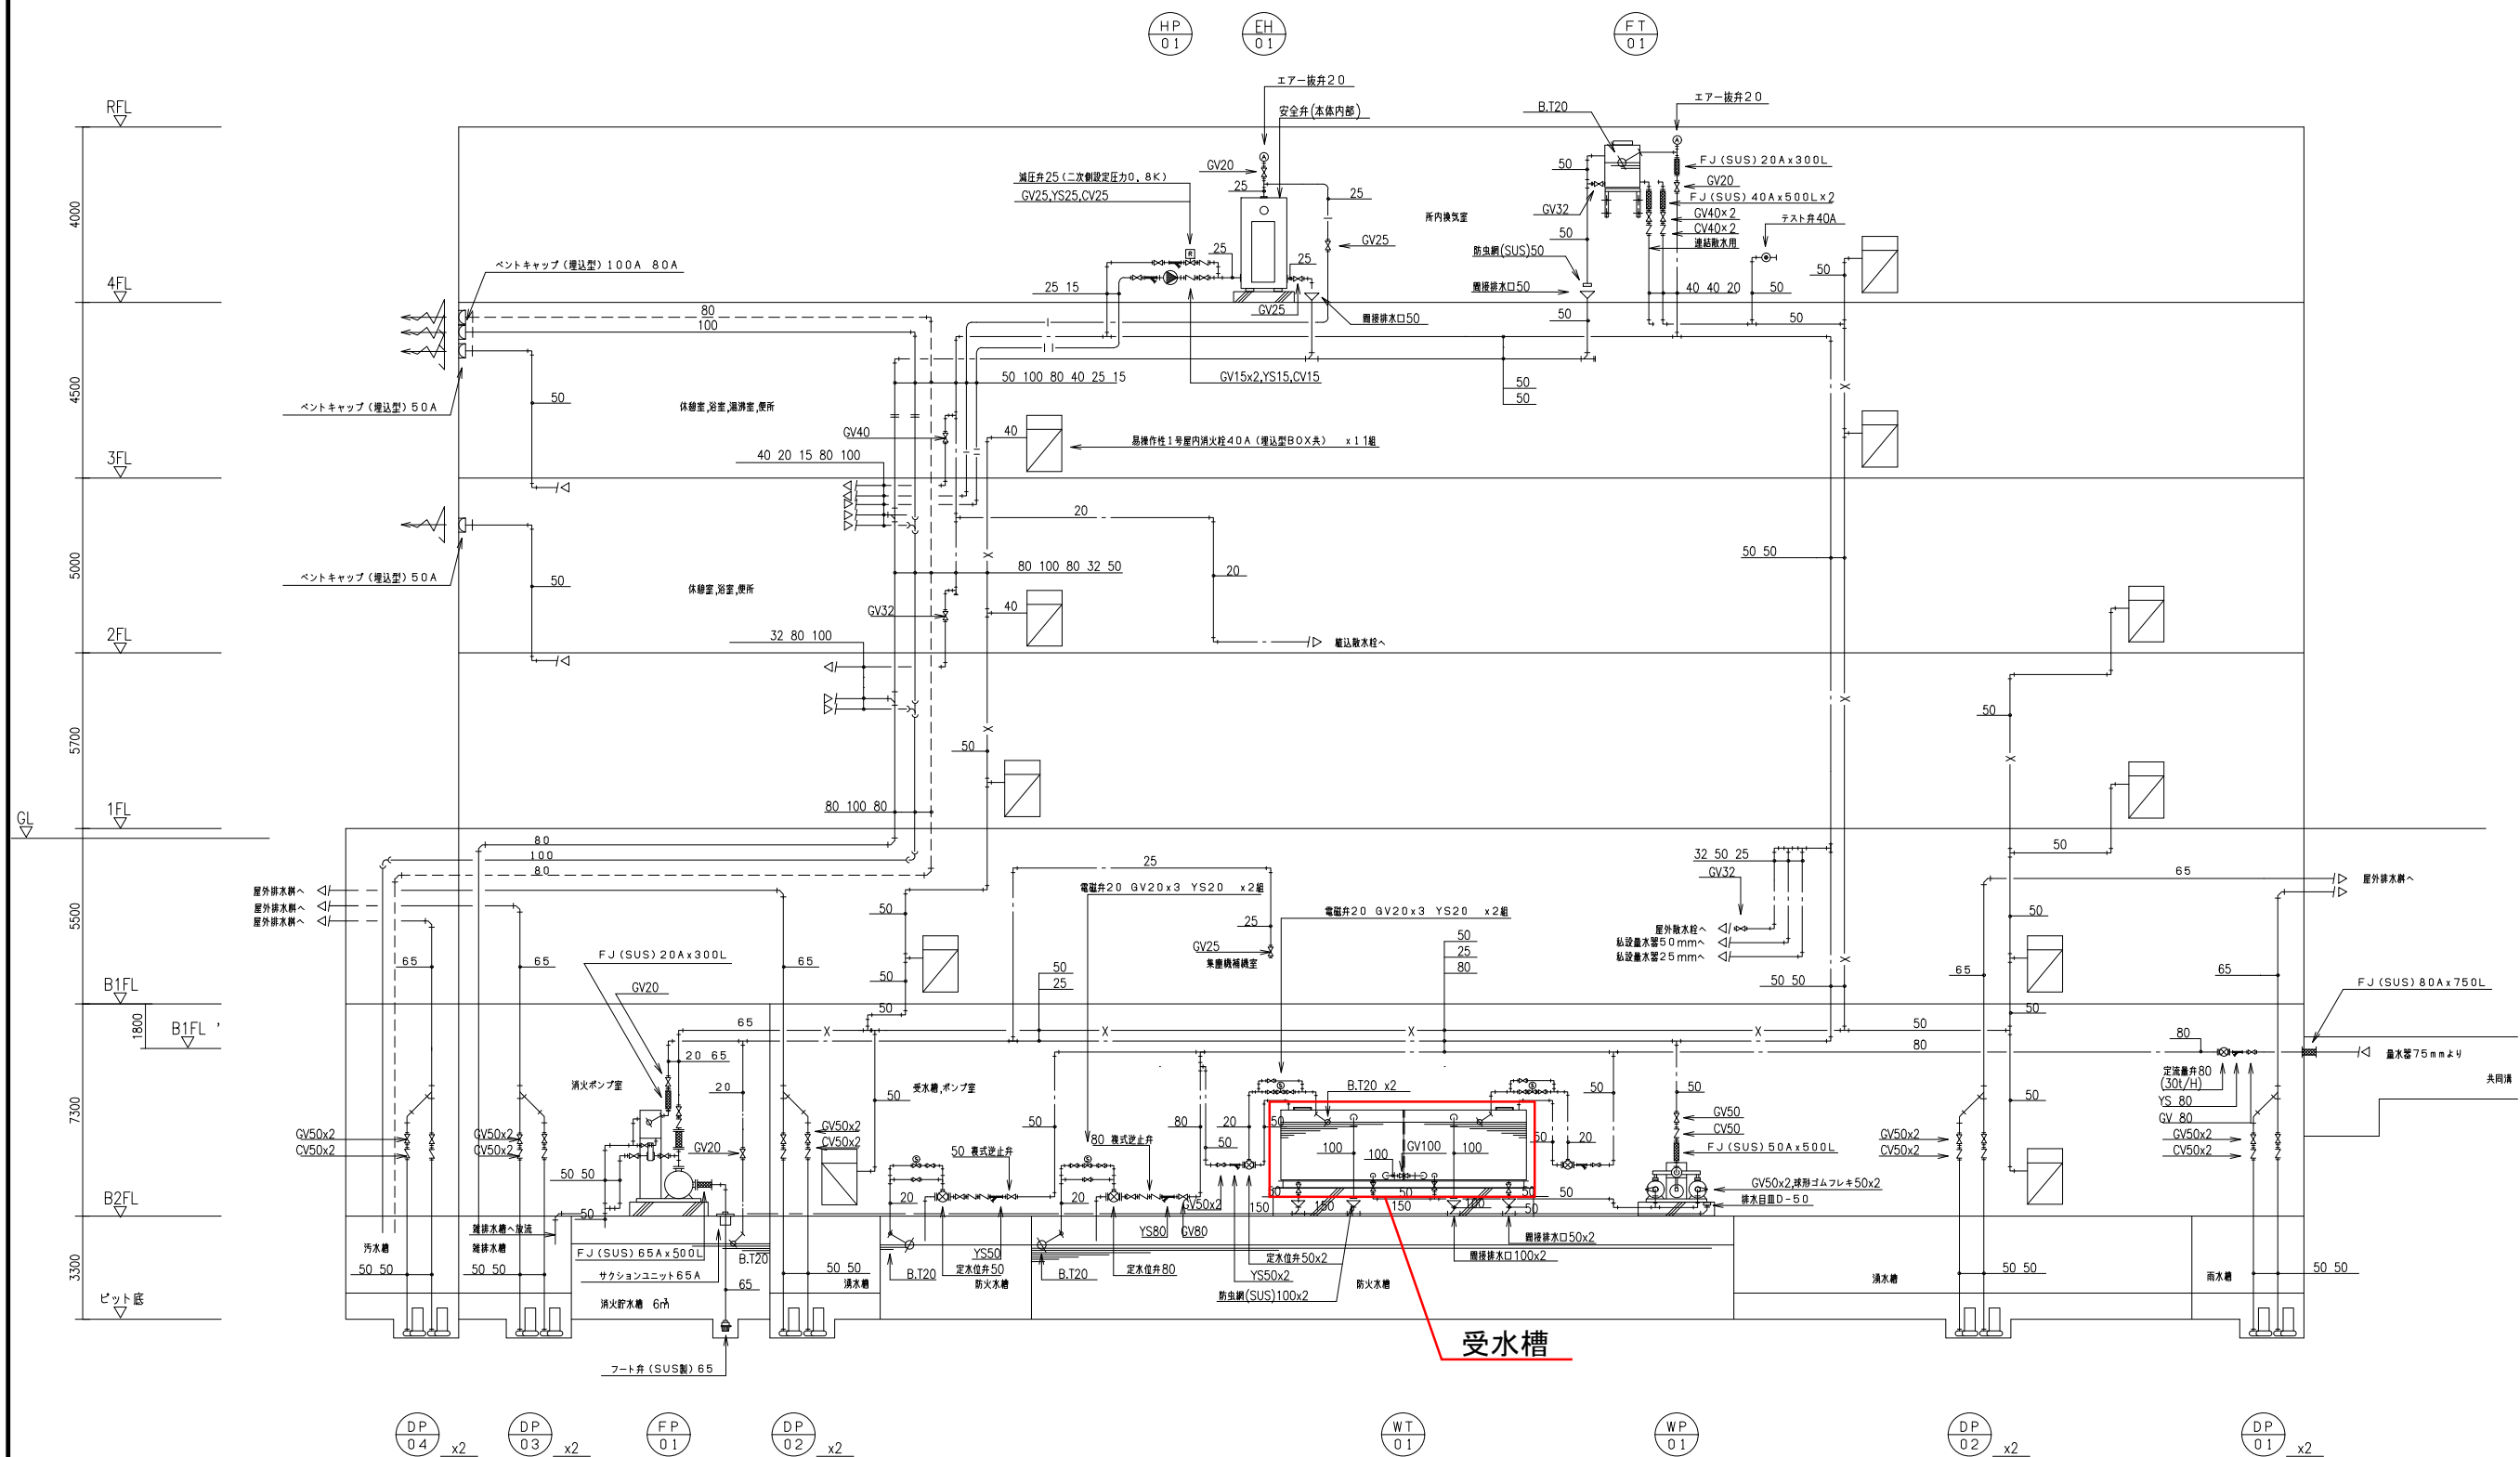

配管系統図



名称	京都線 営繕機械設備管理図		
場所名	十条換気所		
図名	給排水衛生設備 配管系統図	縮尺	-
作成日	H30. 3月	図面番号	十営-03

十条換気所 給排水衛生設備 地下ピット平面図 S = 1 : 4 0 0

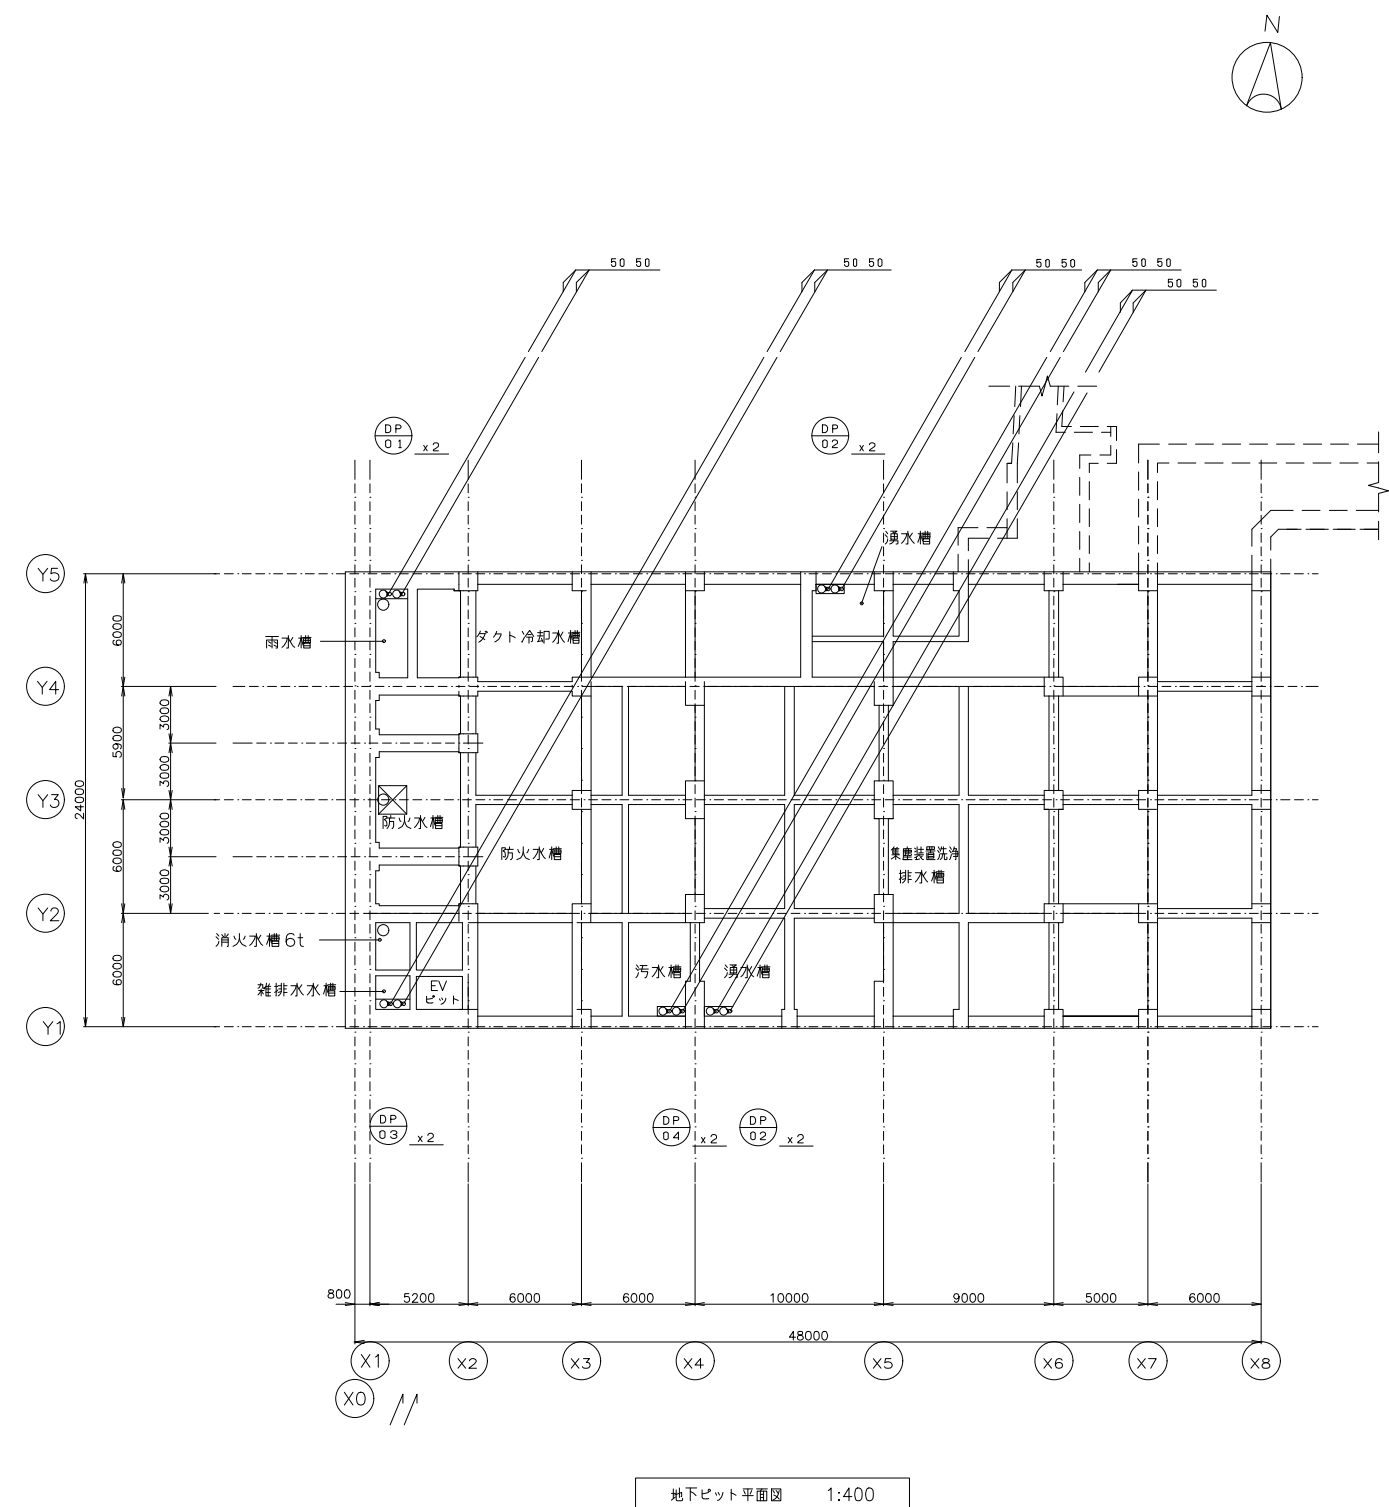



名 称	京都線 営繕機械設備管理図			
場所名	十条換気所			
図 名	給排水衛生設備 地下ピット平面図	縮尺	1:400	
作成日	H30. 3月	図面番号	十営-04	

十条換気所 給排水衛生設備 B 1 階、B 2 階平面図 S = 1 : 4 0 0

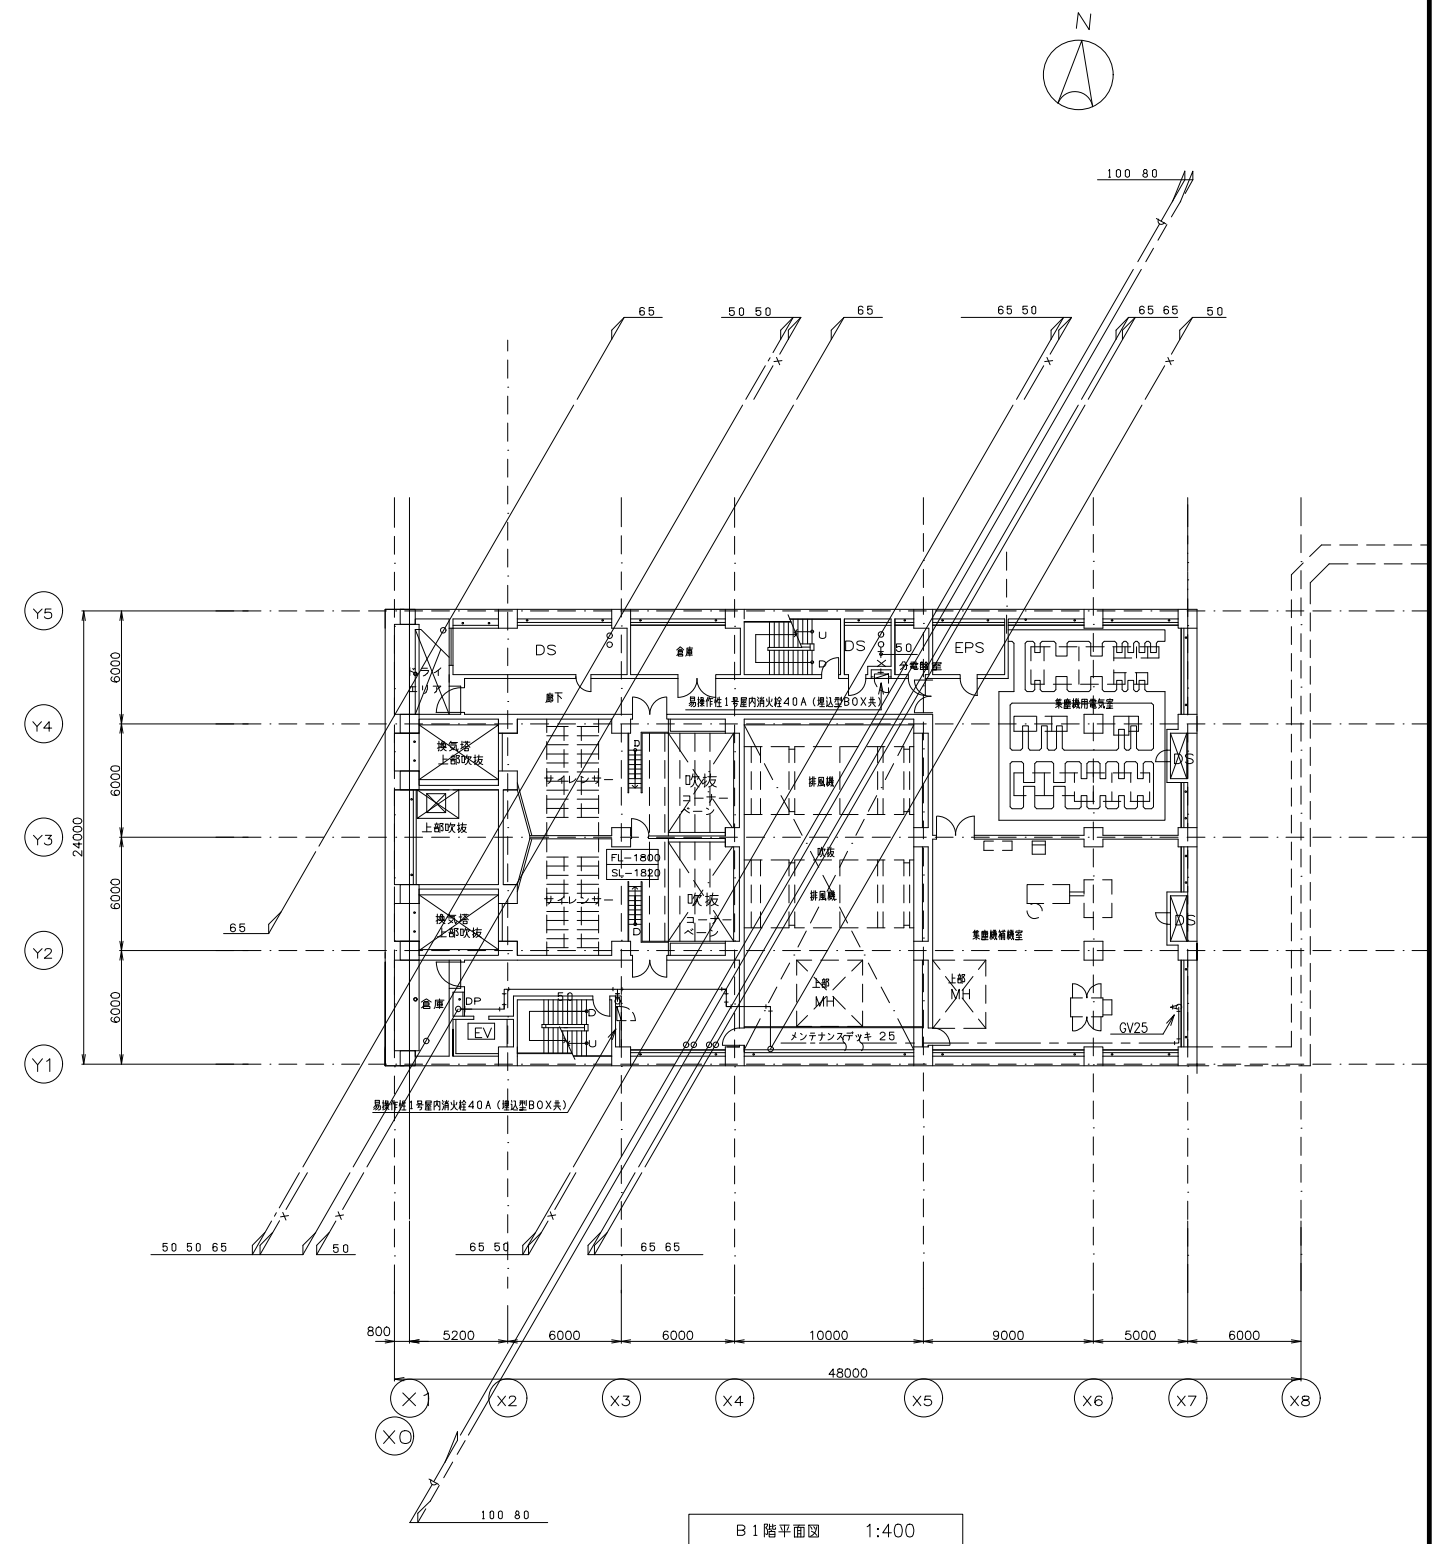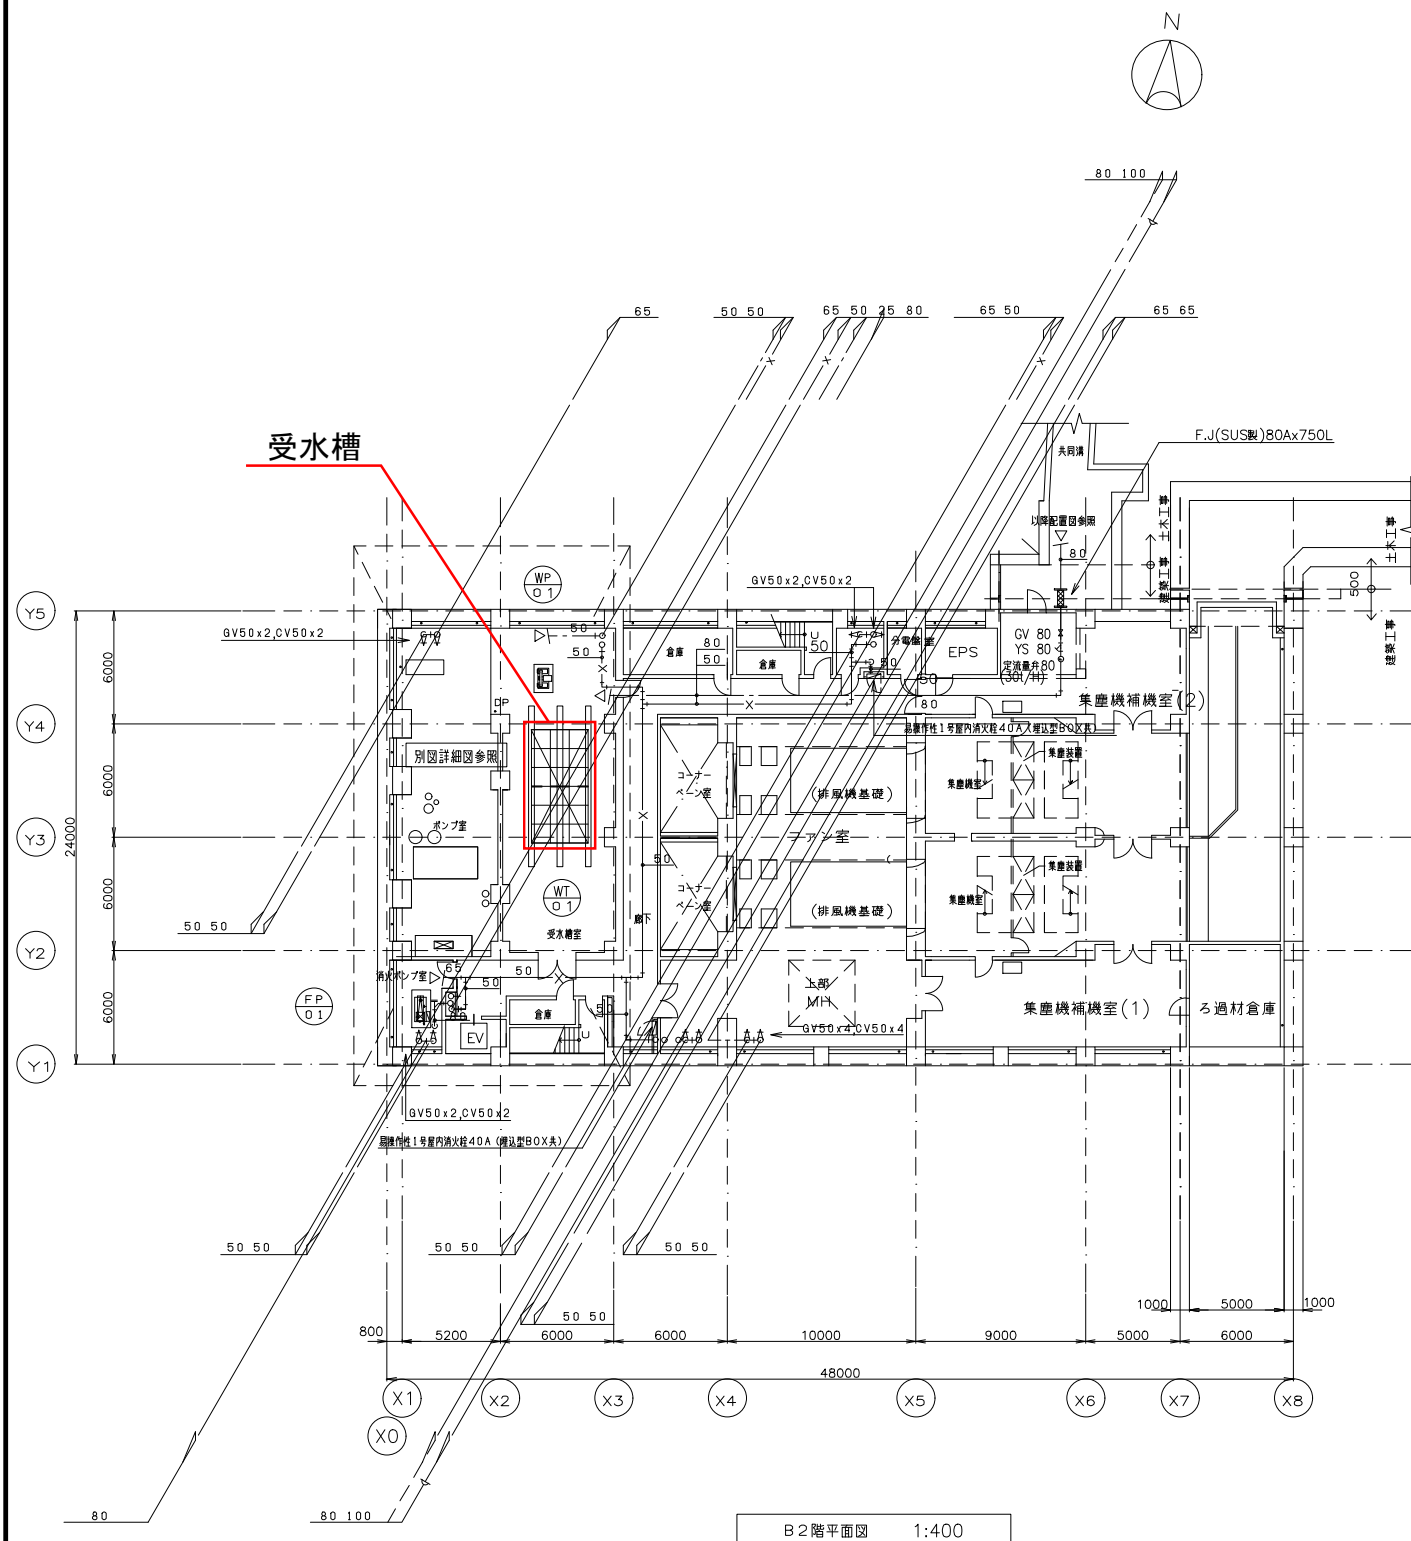


名 称	京都線 営繕機械設備管理図		
場所名	十条換気所		
図 名	給排水衛生設備 B 1 階、B 2 階平面図	縮尺	1:400
作成日	H 3 0 . 3 月	図面番号	十 営 - 0 5

十条換気所 給排水衛生設備 1階、2階平面図 S=1:400

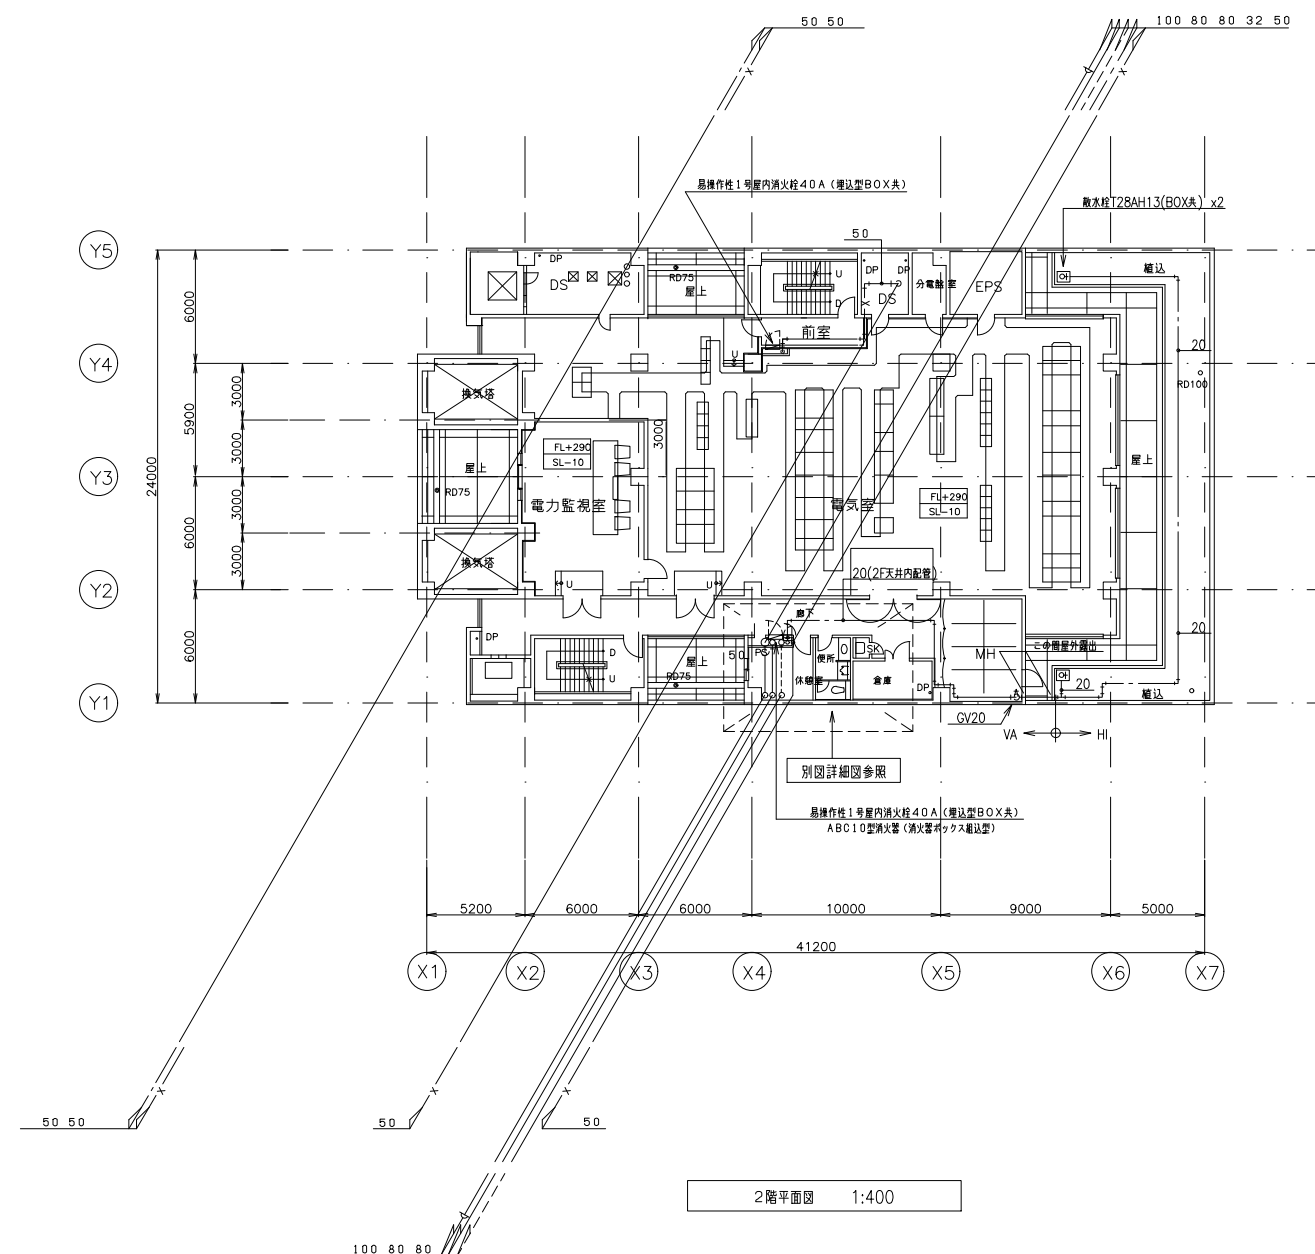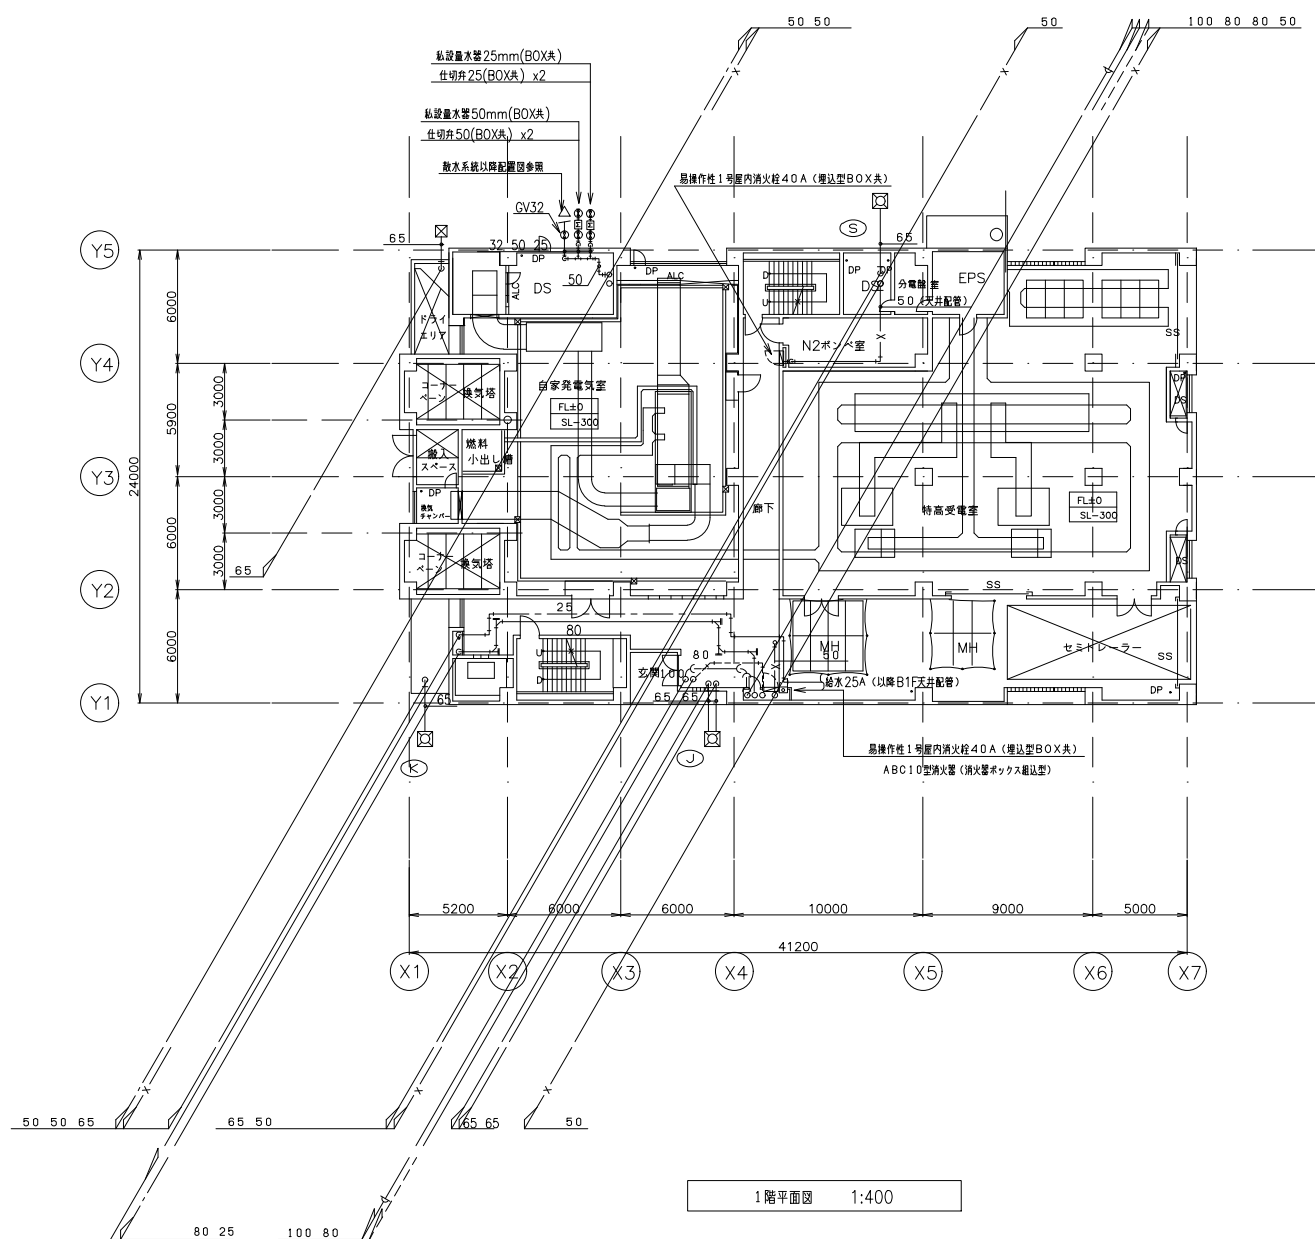


名称	京都線 営繕機械設備管理図			
場所名	十条換気所			
図名	給排水衛生設備 1階、2階平面図	縮尺	1:400	
作成日	H30. 3月	図面番号	十営-06	


十条換気所 給排水衛生設備 3階、4階、R階平面図 S=1:400

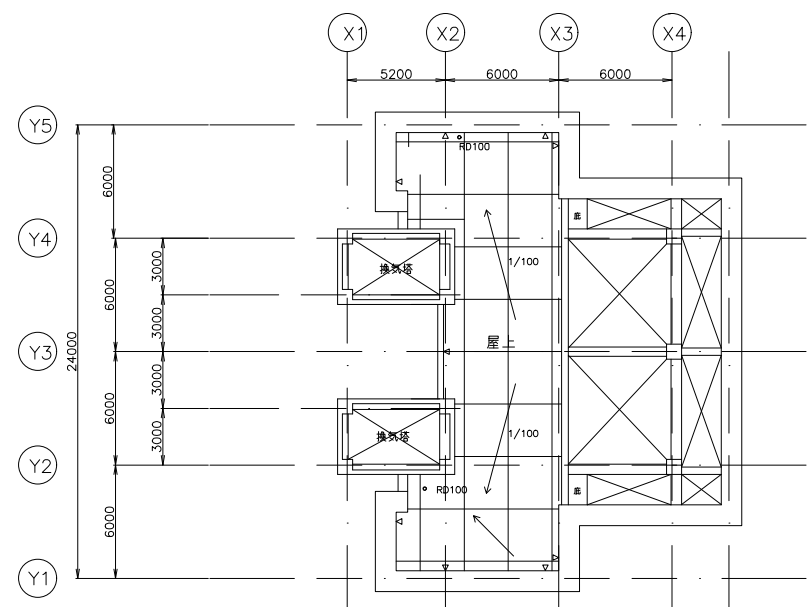


R階平面図 1:400

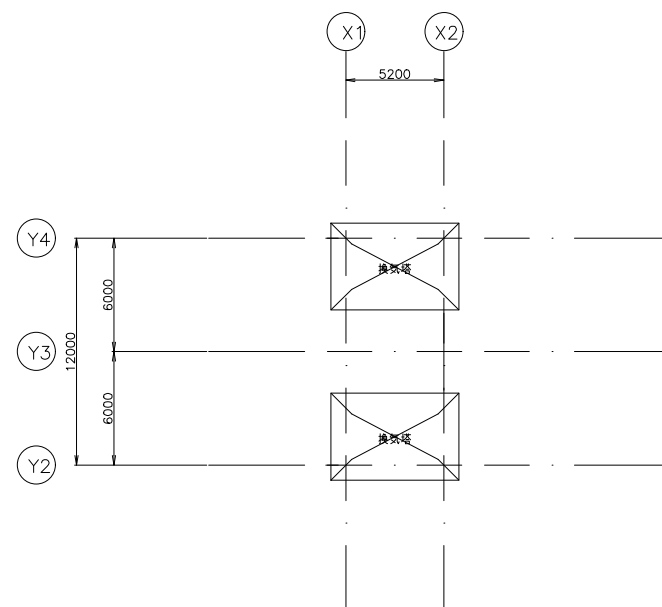

換気塔屋根伏図 1:400

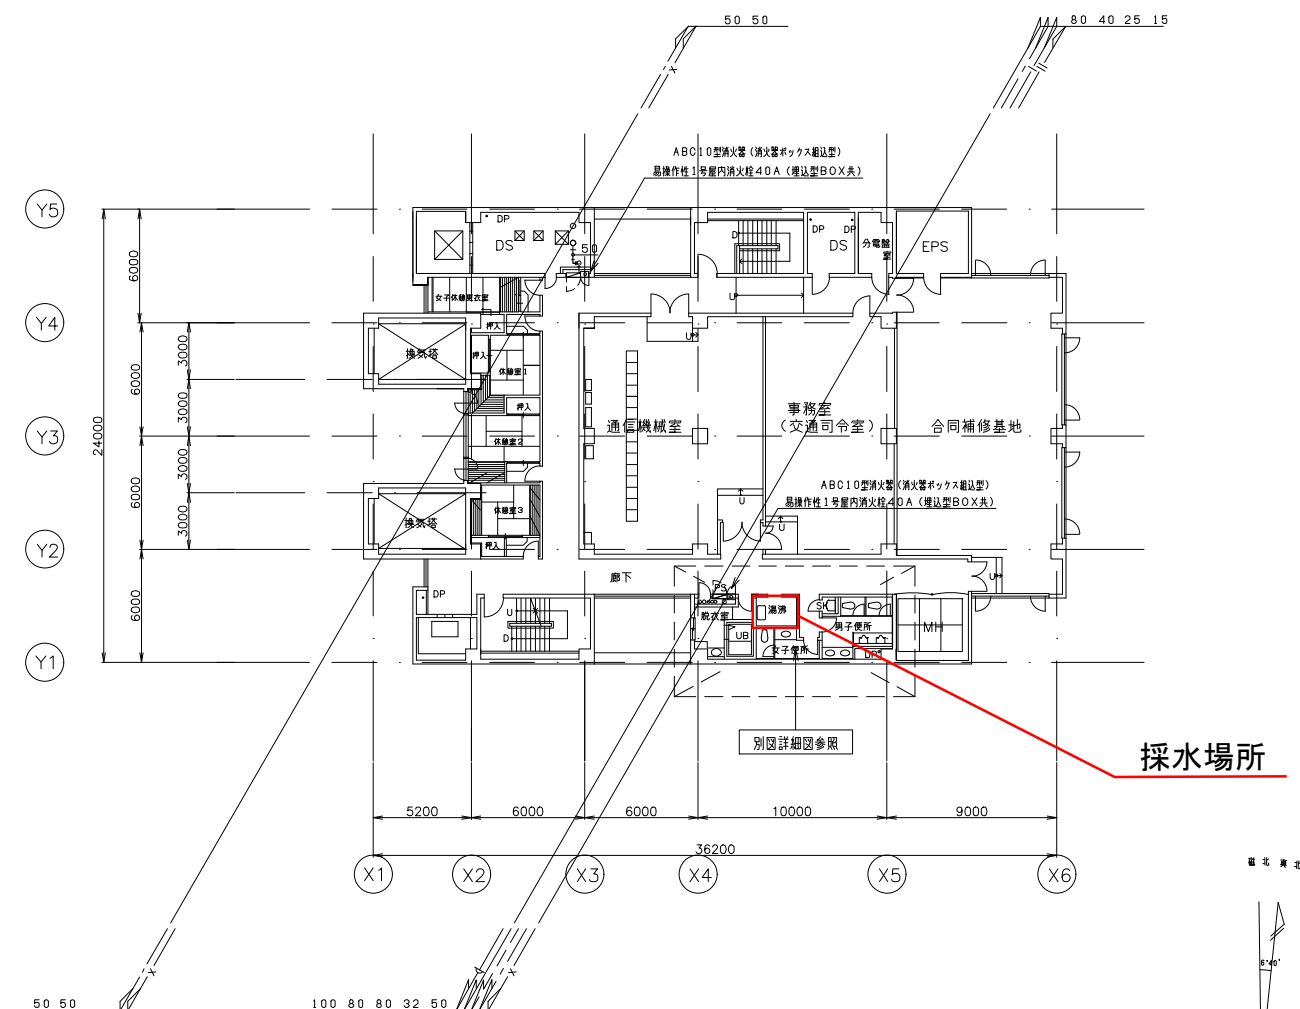



3階平面図 1:400

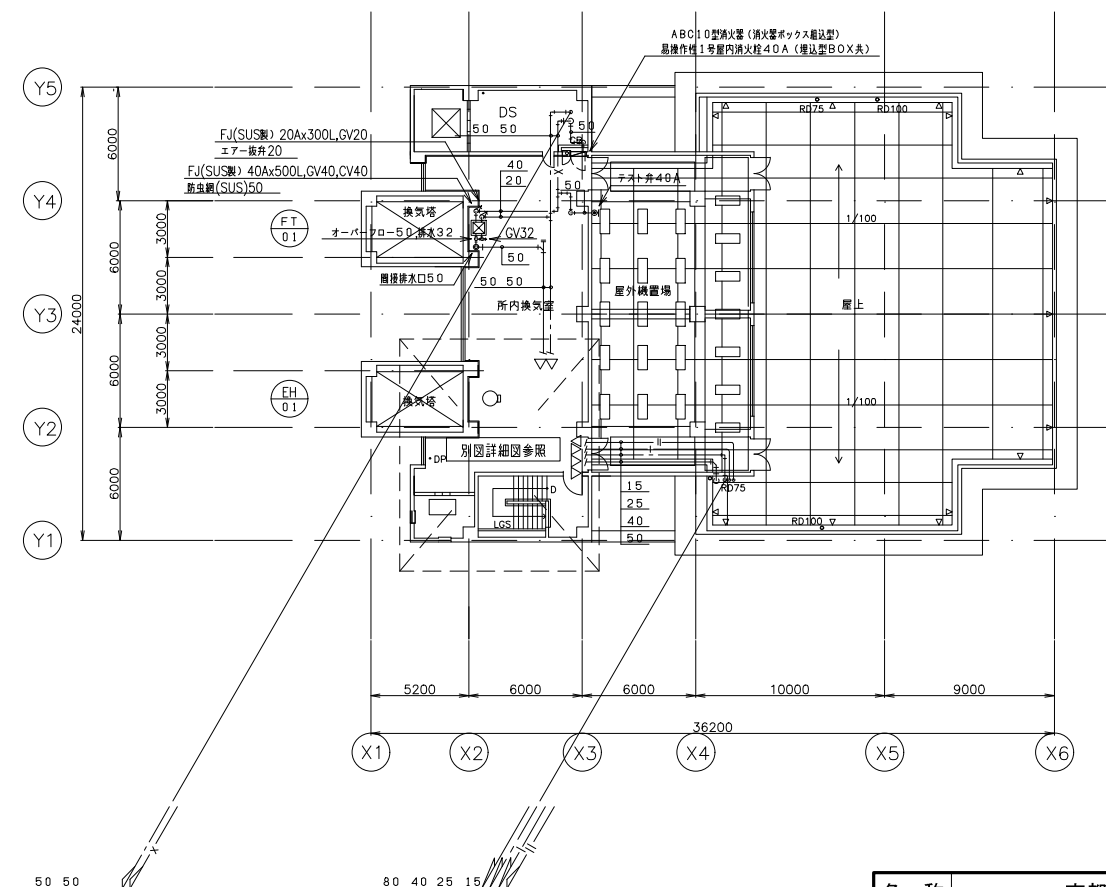

4階平面図 1:400

名称	京都線 営繕機械設備管理図			
場所名	十条換気所			
図名	給排水衛生設備 3階、4階、R階平面図	縮尺	1:400	
作成日	H30. 3月	図面番号	十営-07	

十条換気所 給排水衛生設備 受水槽室、電気温水器廻り平面詳細図 S = 1 : 1 2 0

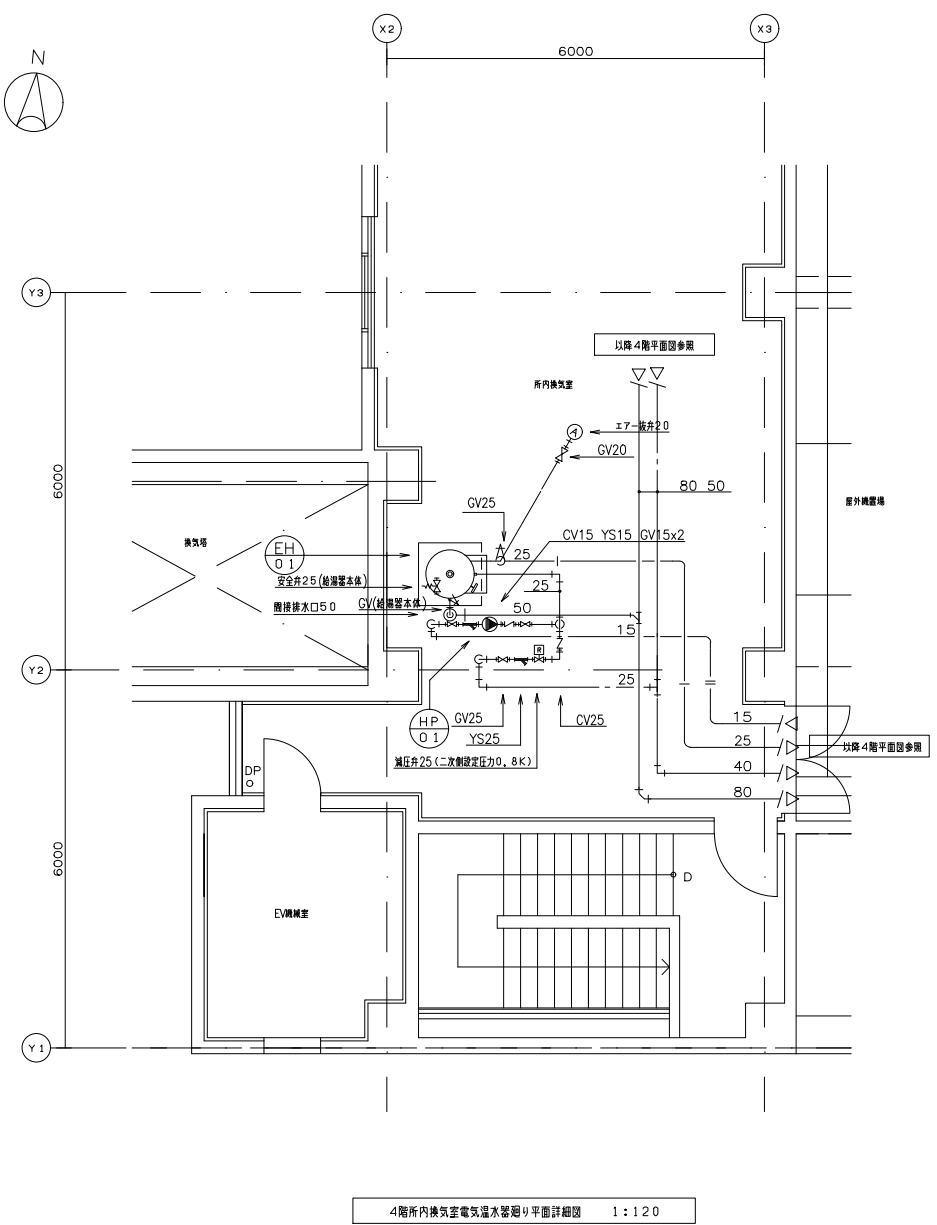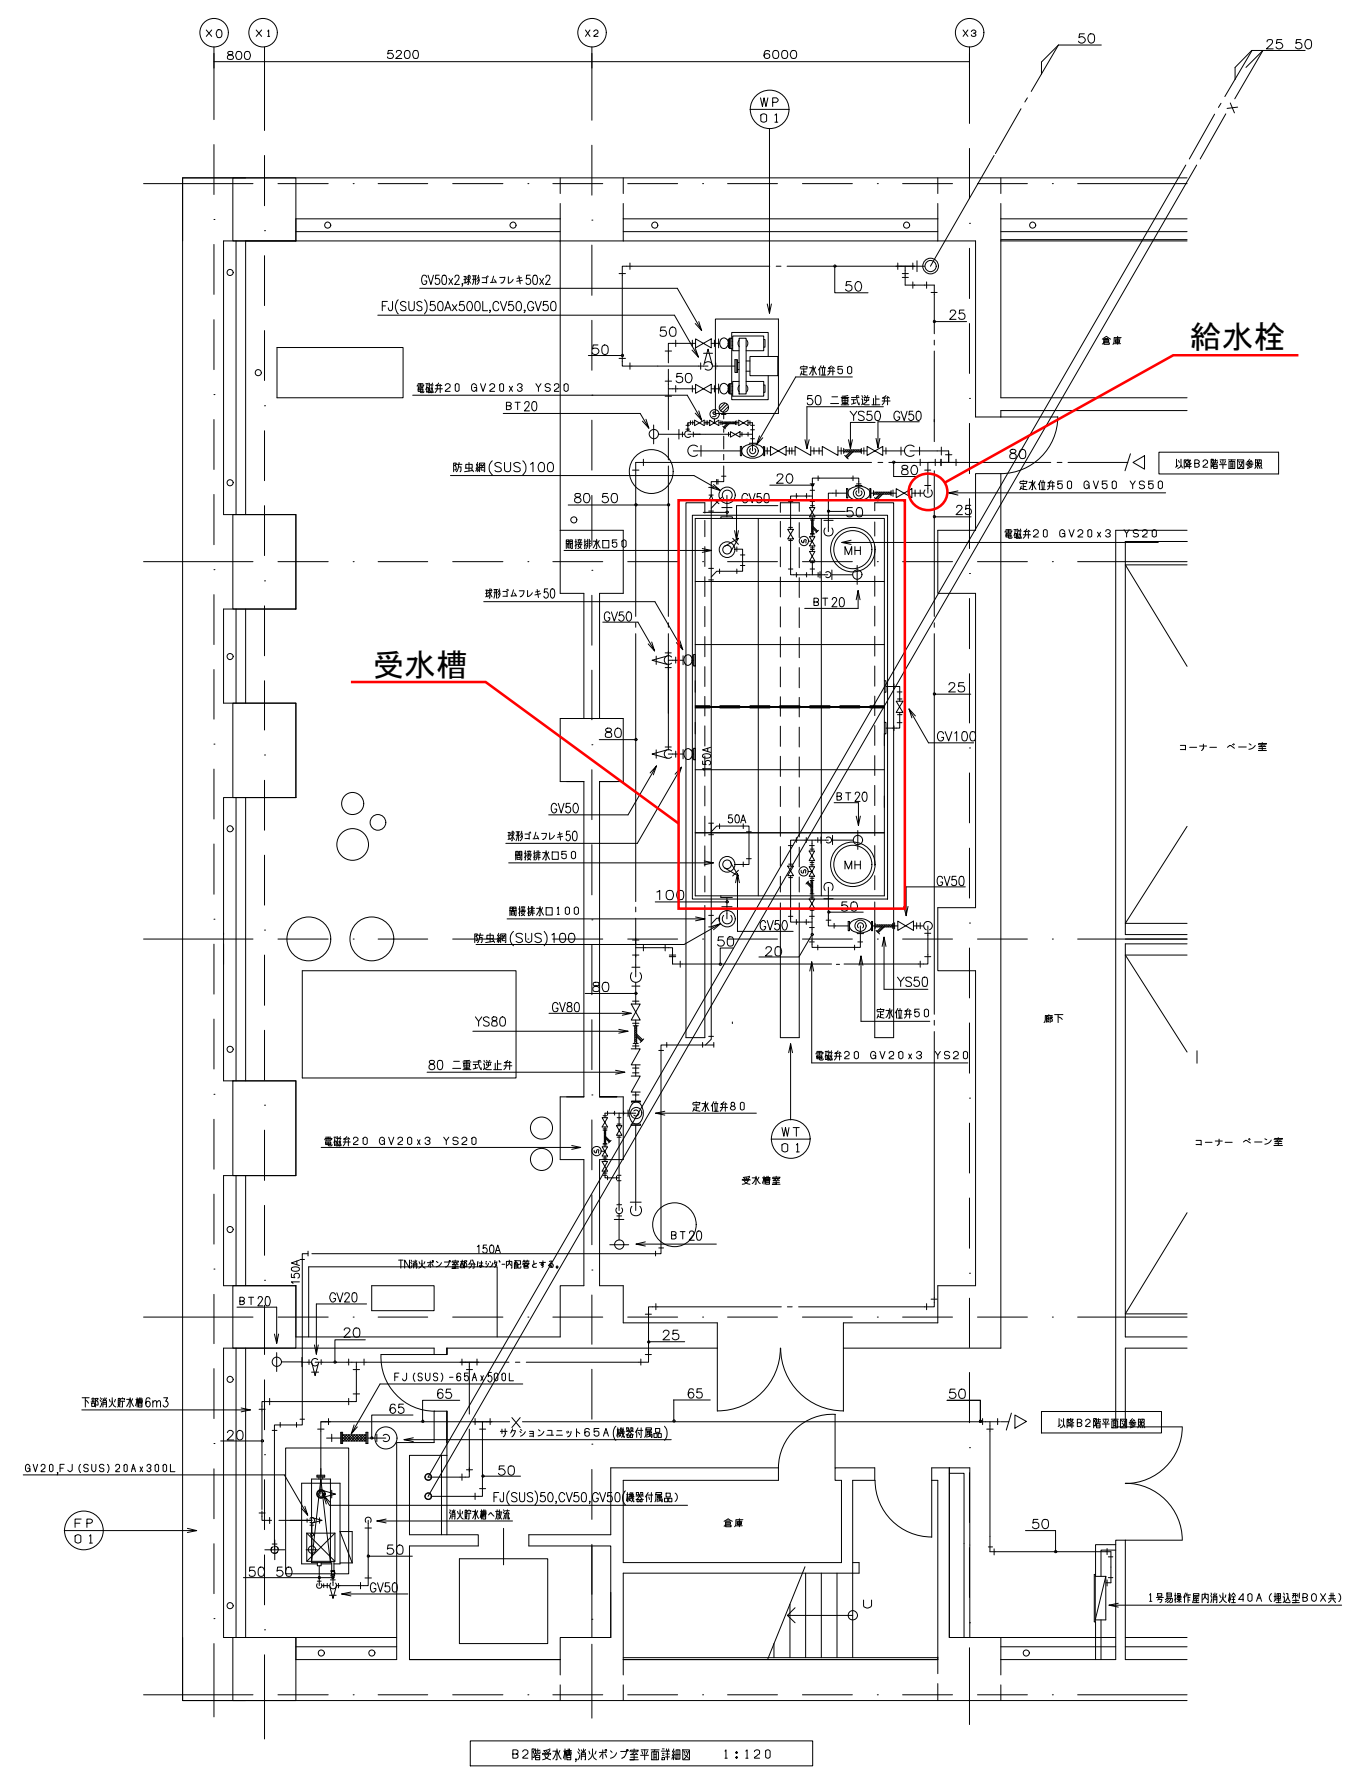

名称	京都線 営繕機械設備管理図			
場所名	十条換気所			
図名	給排水衛生設備 受水槽室、電気温水器廻り平面詳細図	縮尺	1:120	
作成日	H30. 3月	図面番号	十営-08	