
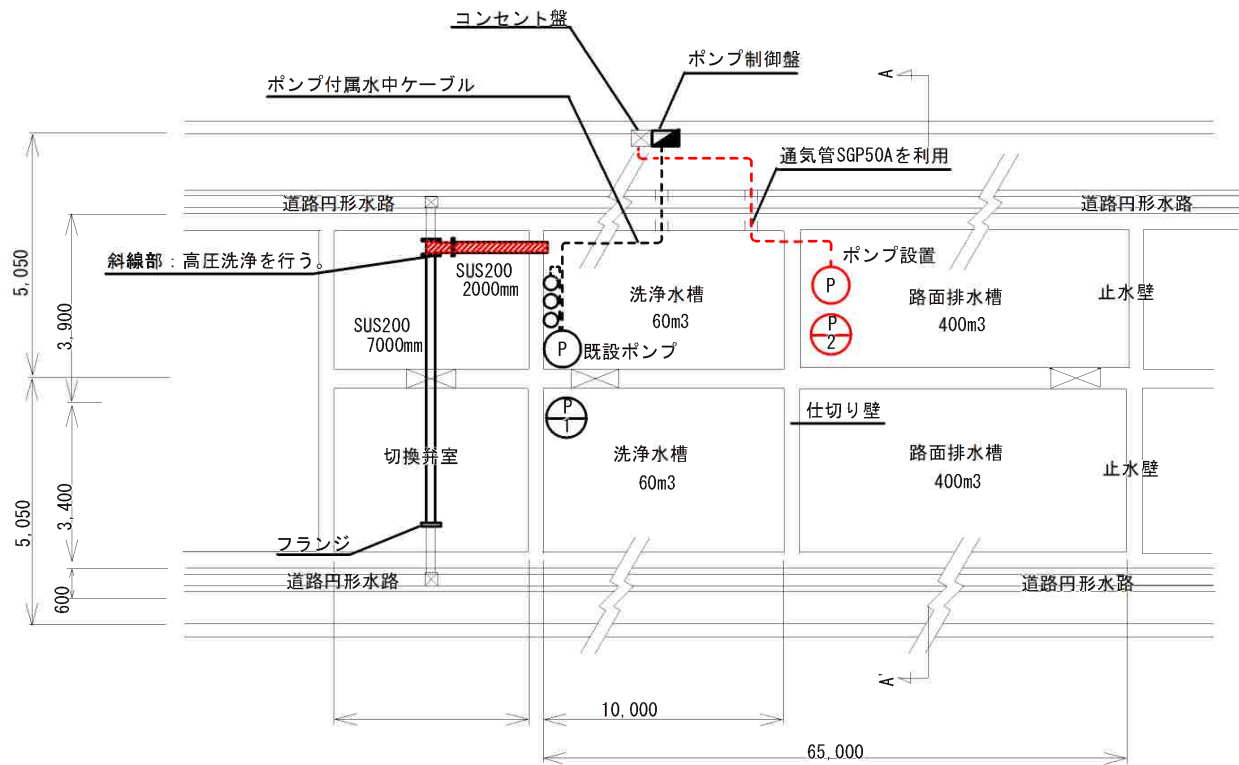
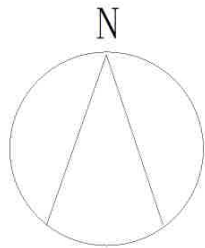


P-2 配管イメージ図N. S.


ポンプ機器表

記号	種別	数量	仕様
P-1	汚水水中ポンプ (既設ポンプ)	1	品番:SU4-506-2.2 (川本ポンプ製) 口径50φ, 吐出量 0.1m3/min 揚程20m 主要部材質 FC 電源3φ200V, 2.2kW 水中ケーブル20m
P-2	汚水水中ポンプ (支給品)	1	品番:WU04-506-0.4SL (川本ポンプ製) 口径50φ, 吐出量 0.2m3/min 樹脂製, 100V, 0.4kW

※朱線部は本修繕対象部分を示す。

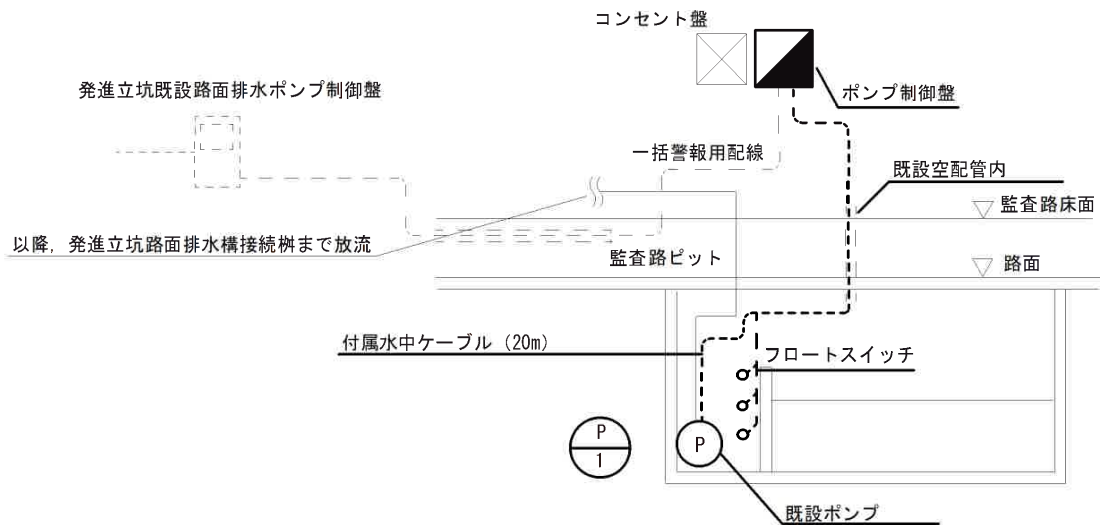

修繕系統図 N. S.

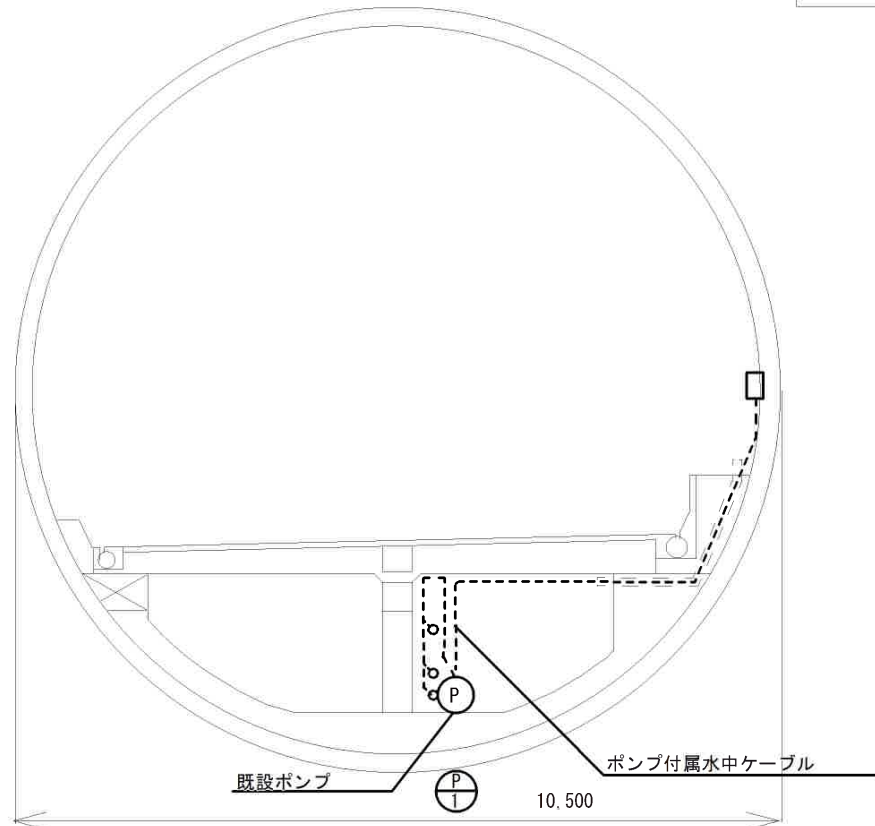

A-A' 断面図 N. S.

修繕名	稲荷山トンネル附属設備 (東行サグ部ストレーナーネット取替ほか) 修繕		
修繕場所	京都市伏見区 稲荷山トンネル内		
図面名	サグ部平面図・断面図 (東行き)		
事業年度	令和8年度		
縮尺	-	図面番号	1 / 1

京都市建設局土木管理部土木管理課