

設計

設計変更 No.

校の内

京都動物愛護センター（仮称）新築工事

設計図 No. 12

33

平成 年 月

空調平面図（屋上）

縮尺 1:100 (A1)


平成


課長 課長補佐・係長 係長

企画設計課

課長

課長補佐・係長 係長

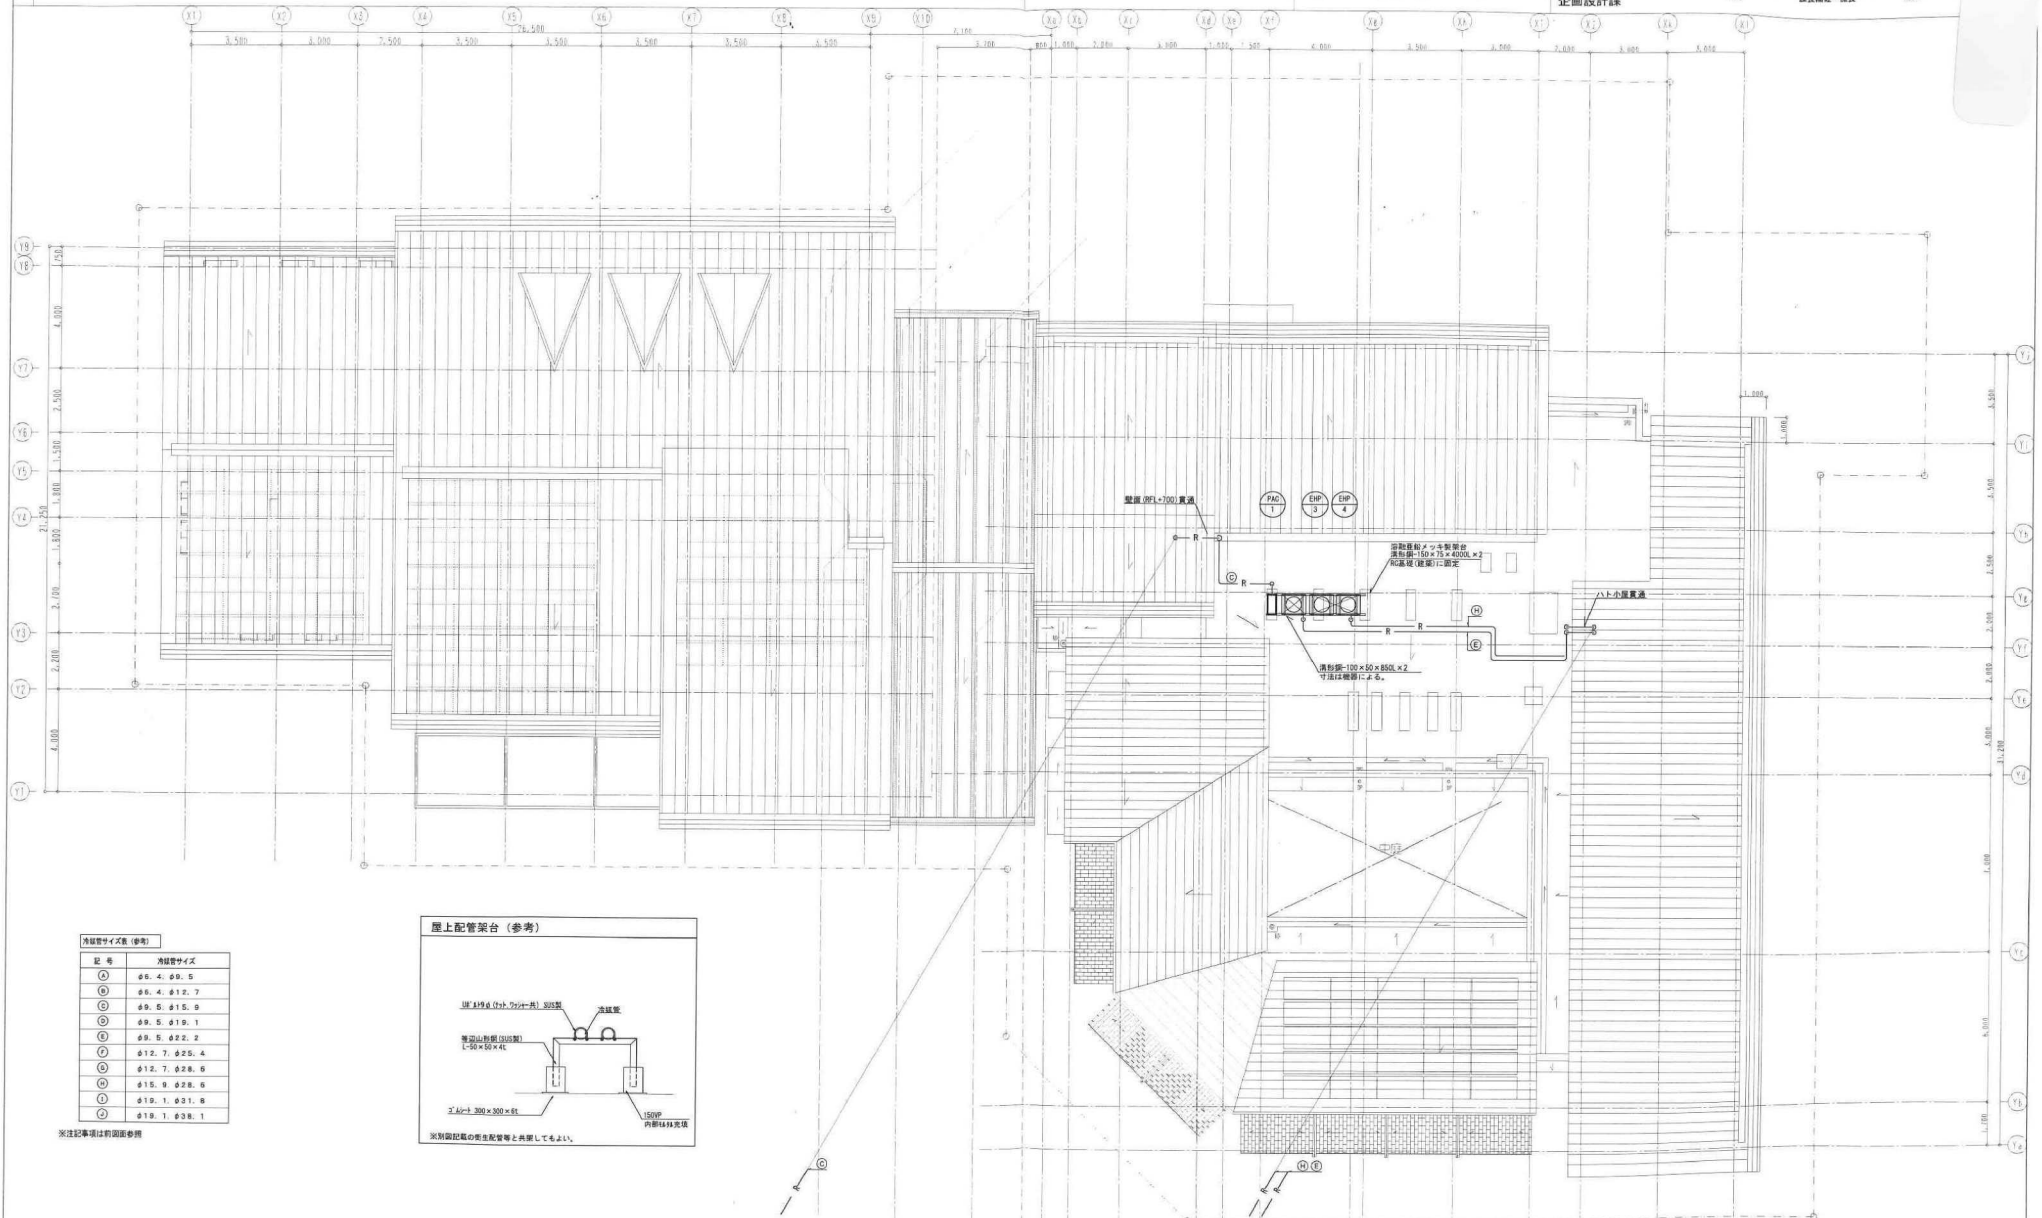


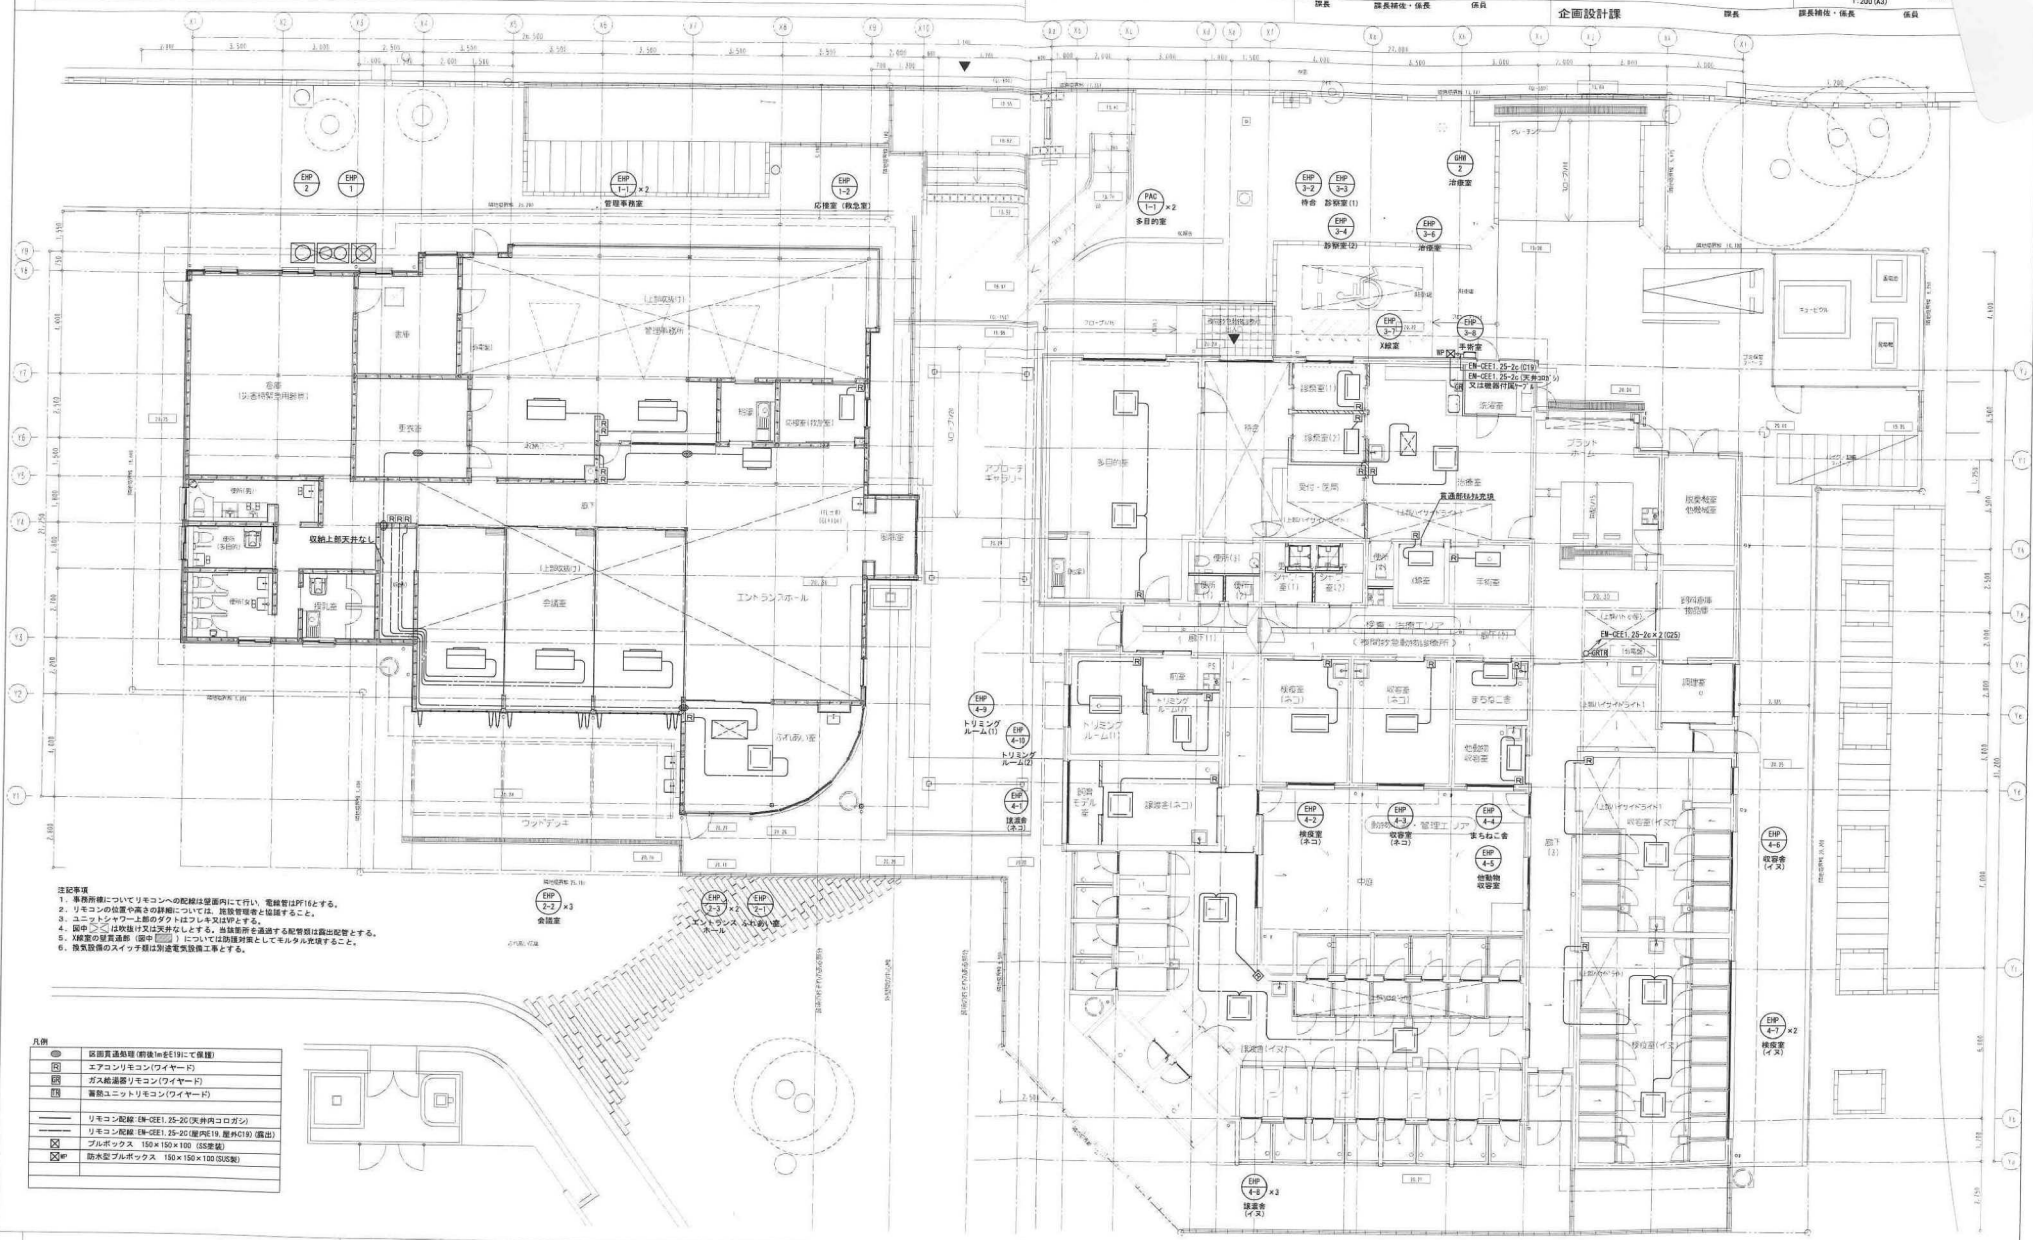


- 注記事項
1. 事務所棟についてリモコンへの配線は壁面内にて行い、電線管はP16とする。
 2. リモコンの位置や高さの詳細については、施設管理室と協議すること。
 3. ユニコシットウェア上のタイルはタイル目地を埋める。
 4. 図中「」は既設又は変更なしとする。当該箇所を通過する配管等は露出配管とする。
 5. X線室の壁面（図中「」）については防放射線としてミルタル充填すること。
 6. 電気設備のスイッチ盤は別途電気設備工事とする。

凡例	設備貫通配管（前後1m以内にて設置）
○	エアコンリモコンワイヤード
□	ガス給湯器リモコンワイヤード
■	無線ユニットリモコンワイヤード
—	リモコン配線（図中E1、E2、E3（天井内コゴシ））
—	リモコン配線（図中E1、E2、E3（壁内）19、壁内C19（露出））
—	プルボックス 150×150×100（図中E1）
—	防水型プルボックス 150×150×100（図中E1）

 00.00 計画レベル
設計図±0 = 図中E1.00 = 図中E2.00 = 図中E3.00



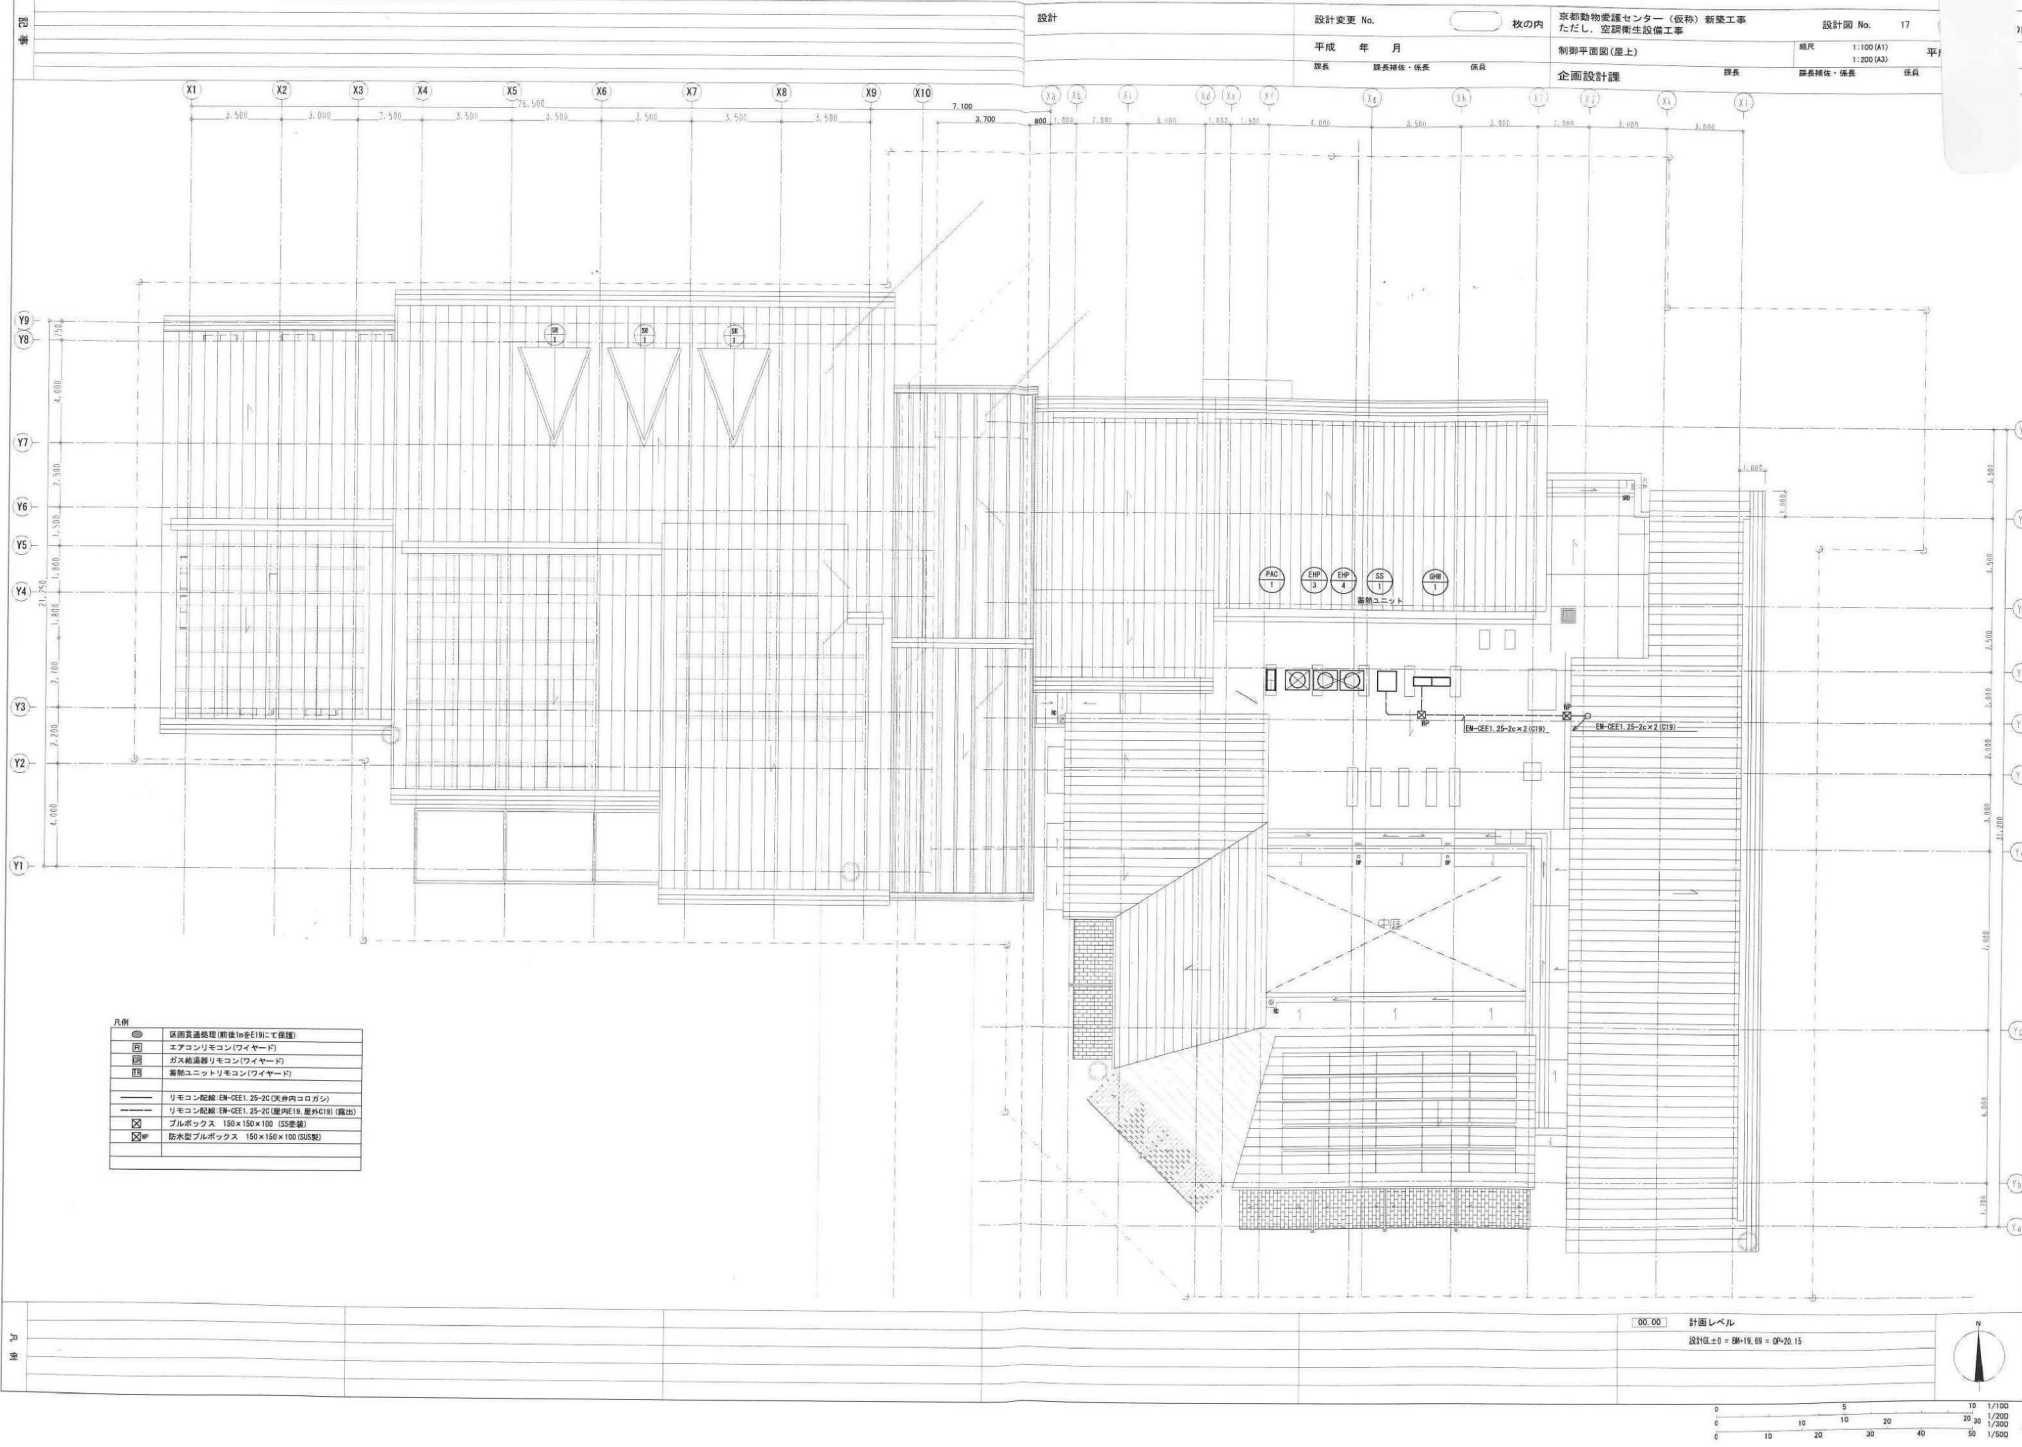

設計
設計変更 No. 校の内
平成 年 月
原系 課長補佐・係長 係員
京和動物愛護センター（仮称）新築工事
ただし、空調衛生設備工事
制御平面図（屋上）
企画設計課
原系 課長補佐・係長 係員
設計図 No. 17
縮尺 1:100 (A1)
1:200 (A3)
平

凡例

●	空調機（防臭・防虫・防鼠）
○	エアコン（ワイヤード）
□	ガス給湯機（ワイヤード）
■	薪熱ユニット（ワイヤード）
—	リモコン配線（EN-GE1 25-20（200V内蔵コイル））
—	リモコン配線（EN-GE1 25-20（200V内蔵コイル）（露出））
□	ブルボックス 150×150×100（SS製）
□	防水型ブルボックス 150×150×100（SS製）

00.00 計画レベル
設計±0 = BM+19.69 = OP+20.15

0 10 20 30 40 50 1/100
0 10 20 30 40 50 1/200
0 10 20 30 40 50 1/500

N

A1