


鳥羽水環境保全センター 一般平面図

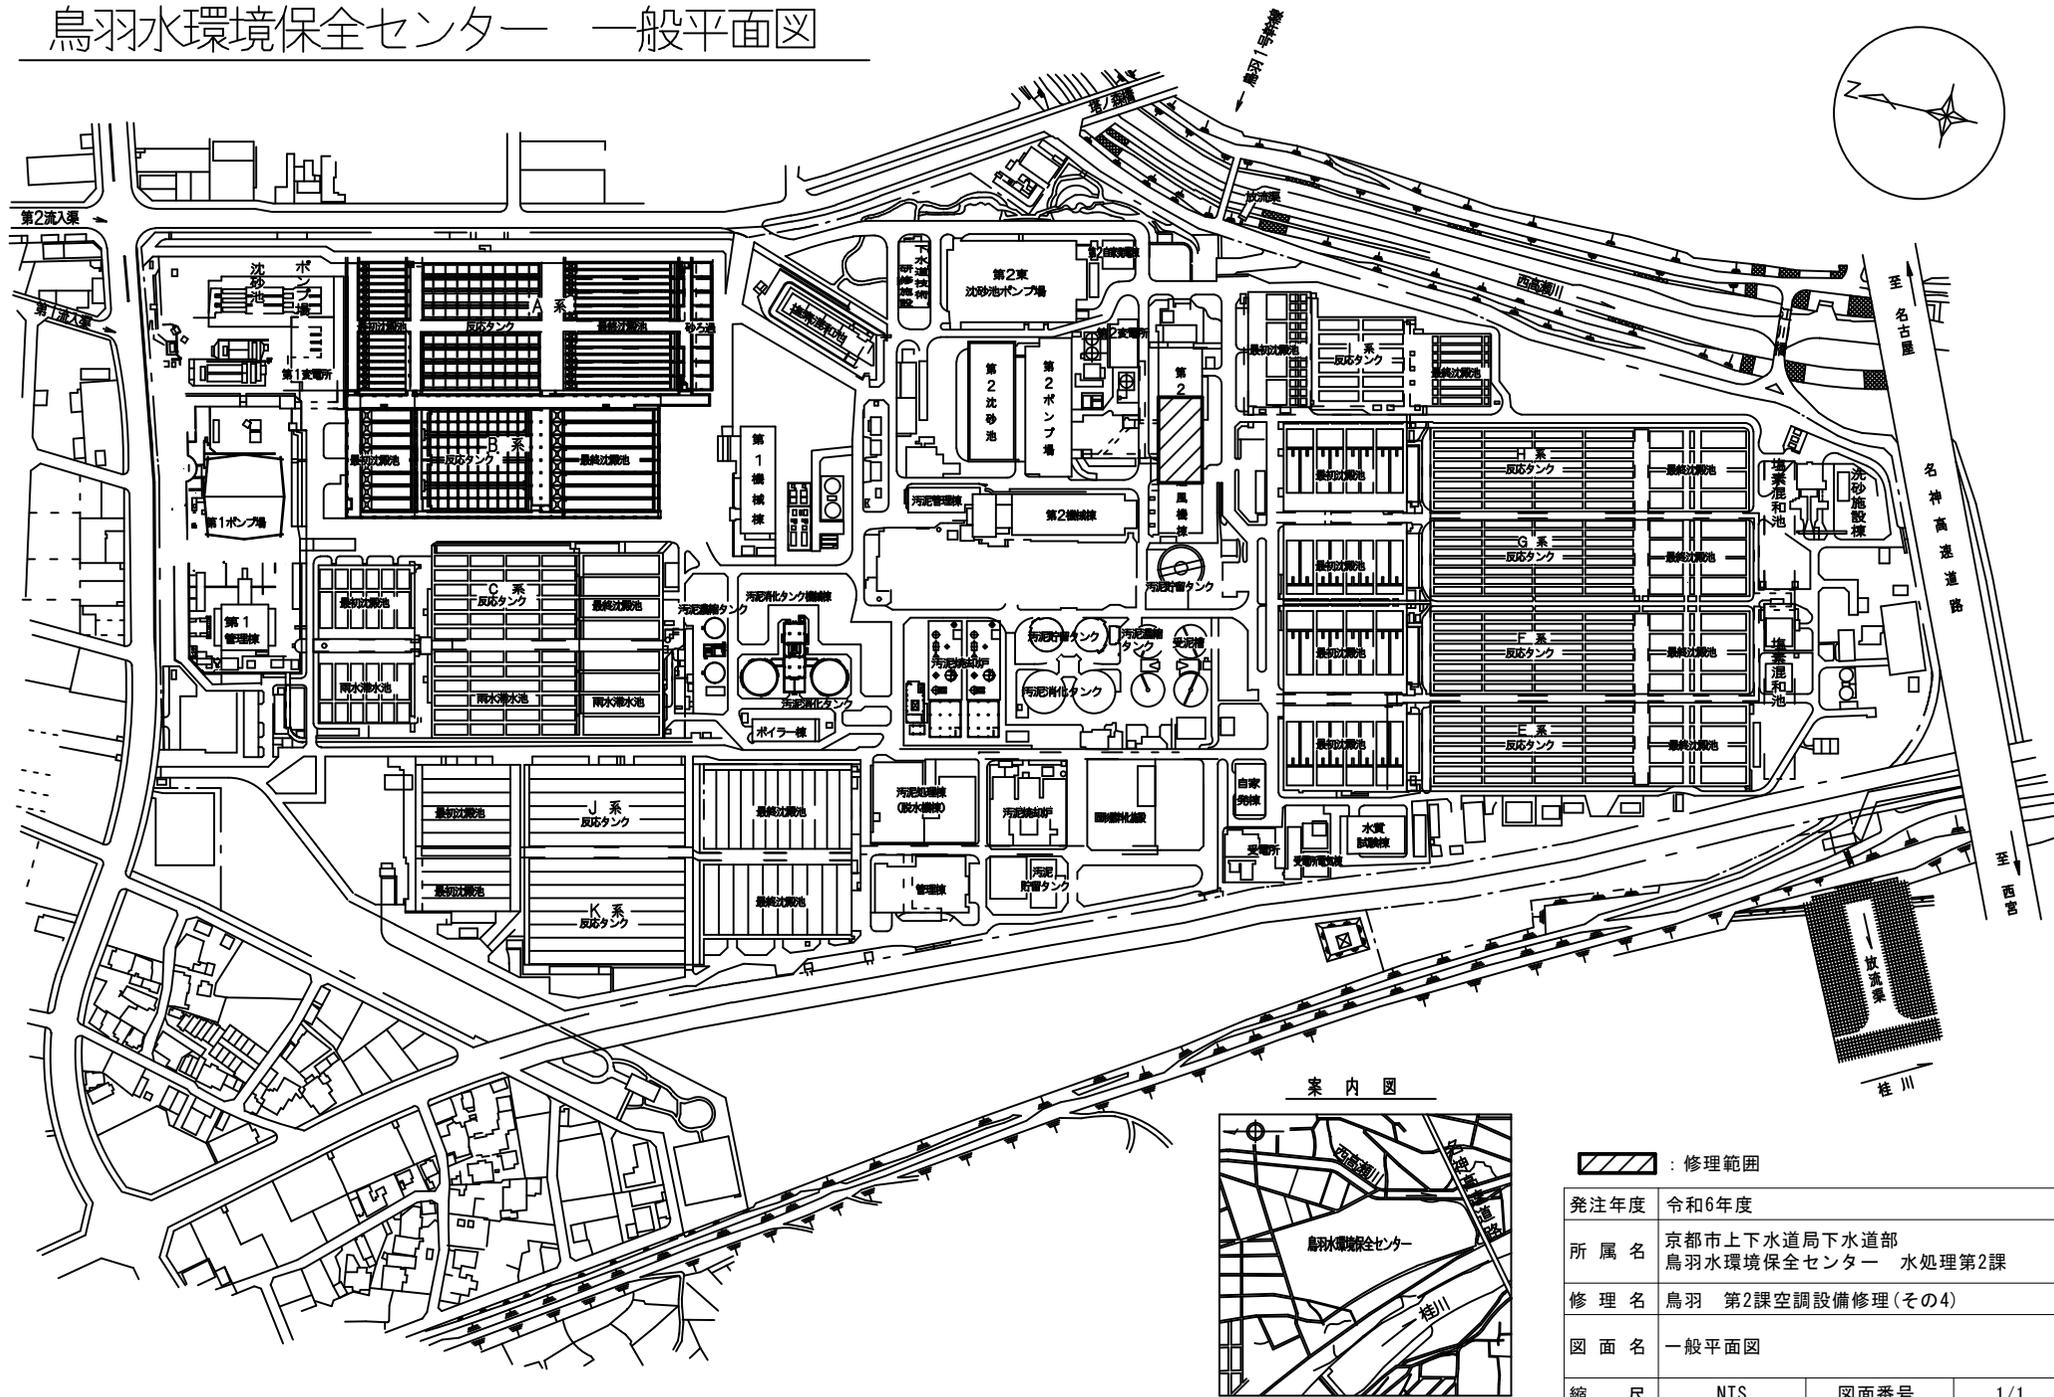

 : 修理範囲	
発注年度	令和6年度
所属名	京都市上下水道局下水道部 鳥羽水環境保全センター 水処理第2課
修理名	鳥羽 第2課空調設備修理(その4)
図面名	一般平面図
縮尺	NTS
図面番号	1/1