


鳥羽水環境保全センター 一般平面図

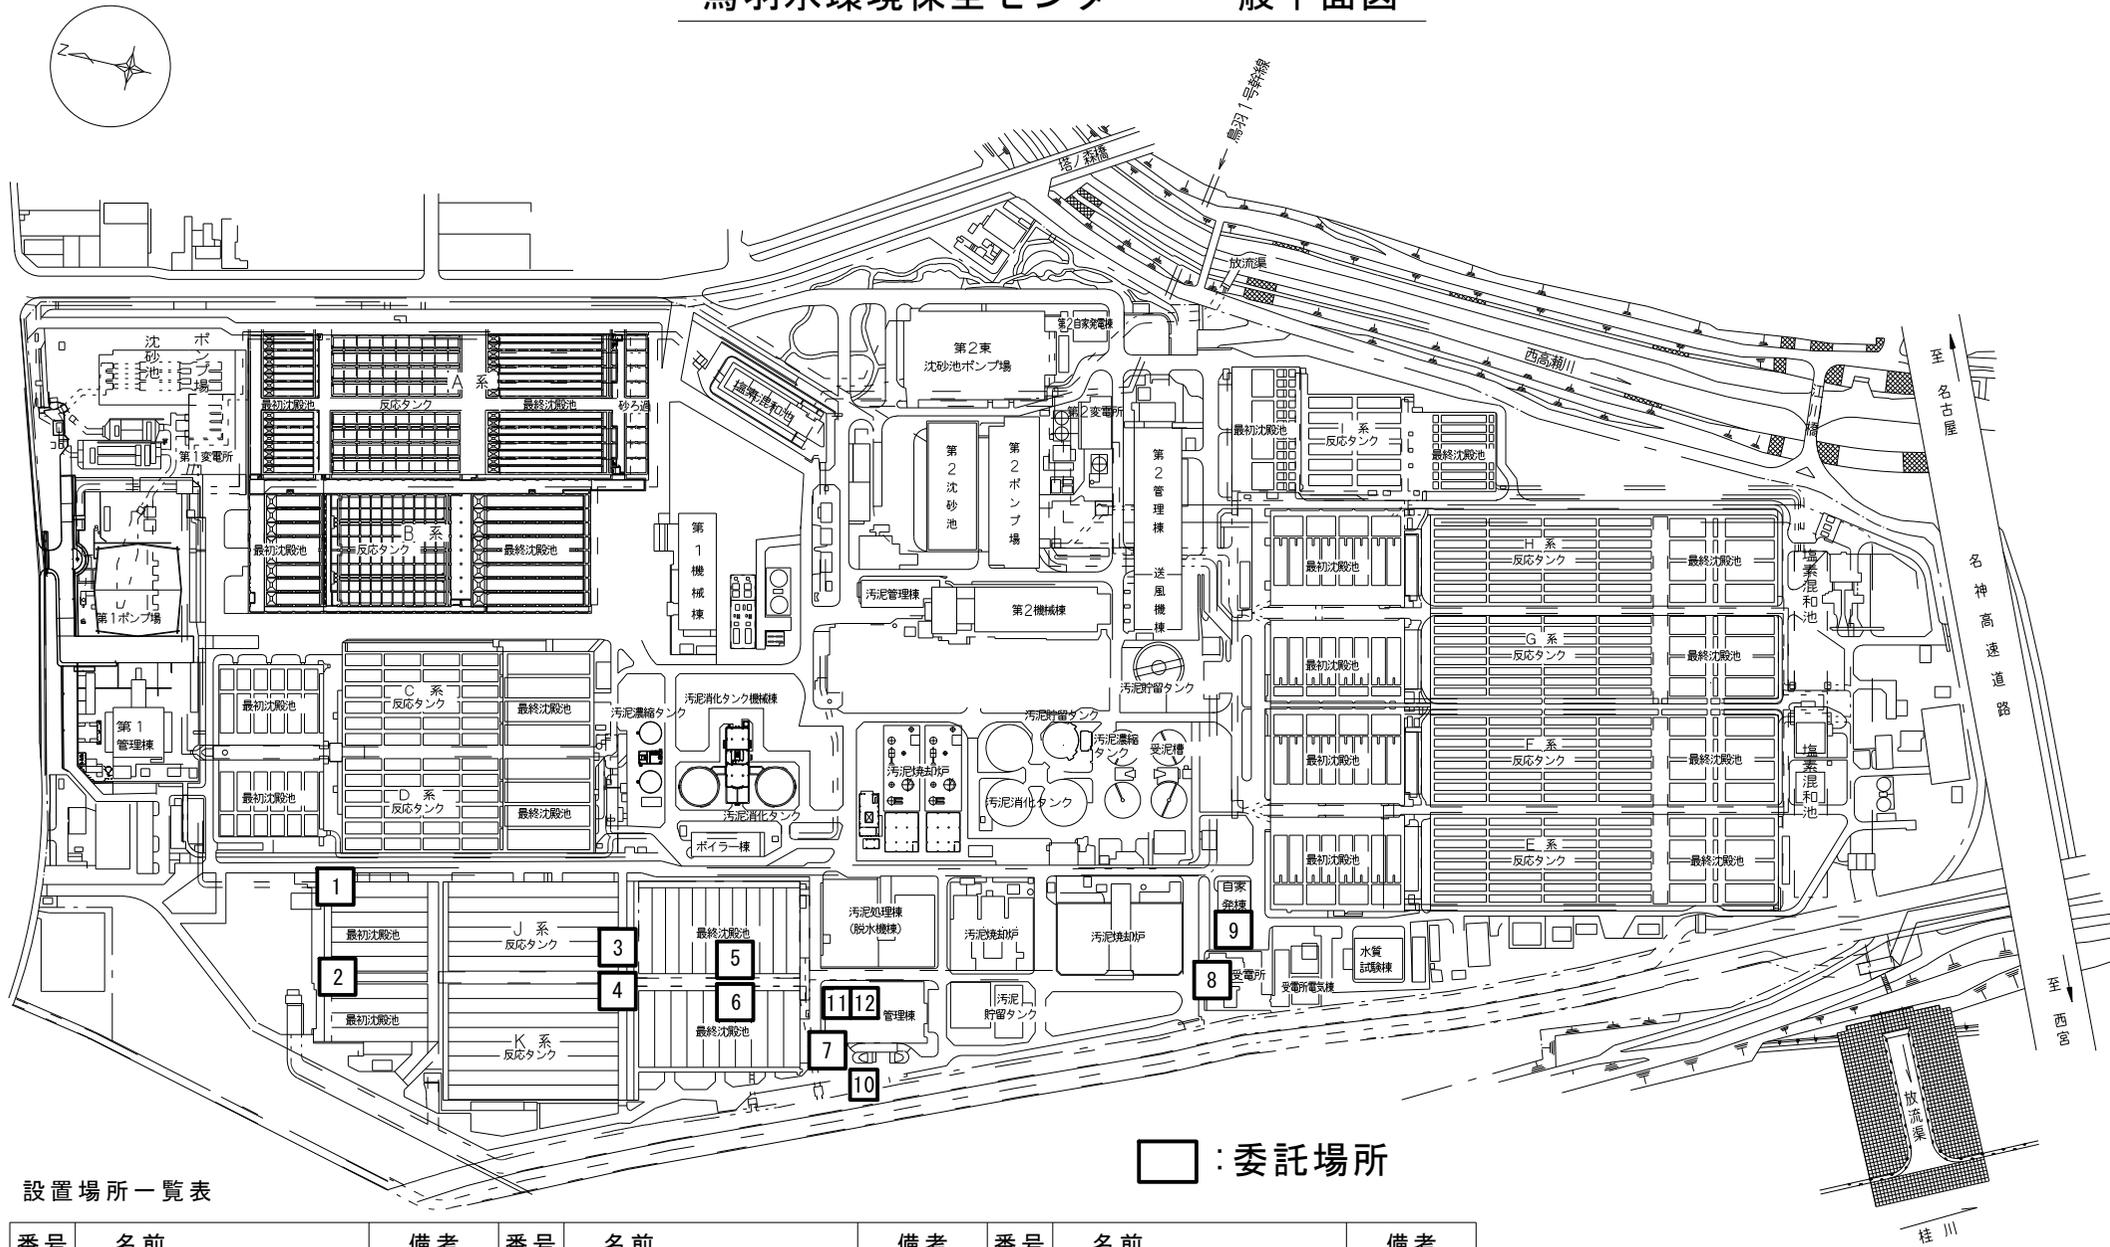

設置場所一覧表

番号	名前	備考	番号	名前	備考	番号	名前	備考
1	初沈北(導水渠)	屋外	6	K系・終沈ポンプ室	B2F			
2	初沈管廊	B3F	7	管理棟北西(西1号門)	屋上			
3	機械棟北(J系)	3F	8	受電監視室	1F			
4	機械棟北(K系)	3F	9	自家発電電機室	1F	11	中央監視室ITV制御盤	3F
5	J系・終沈ポンプ室	B2F	10	インターホン	西1号門	12	中央監視室 モニター	3F

□ : 委託場所

発注年度	令和7年度
所属名	京都市上下水道局下水道部鳥羽水環境保全センター水処理第2課
委託名	鳥羽 工業用テレビ点検整備委託(その1)
図面名	場内平面図
縮尺	—
図面番号	E-01