



案内図

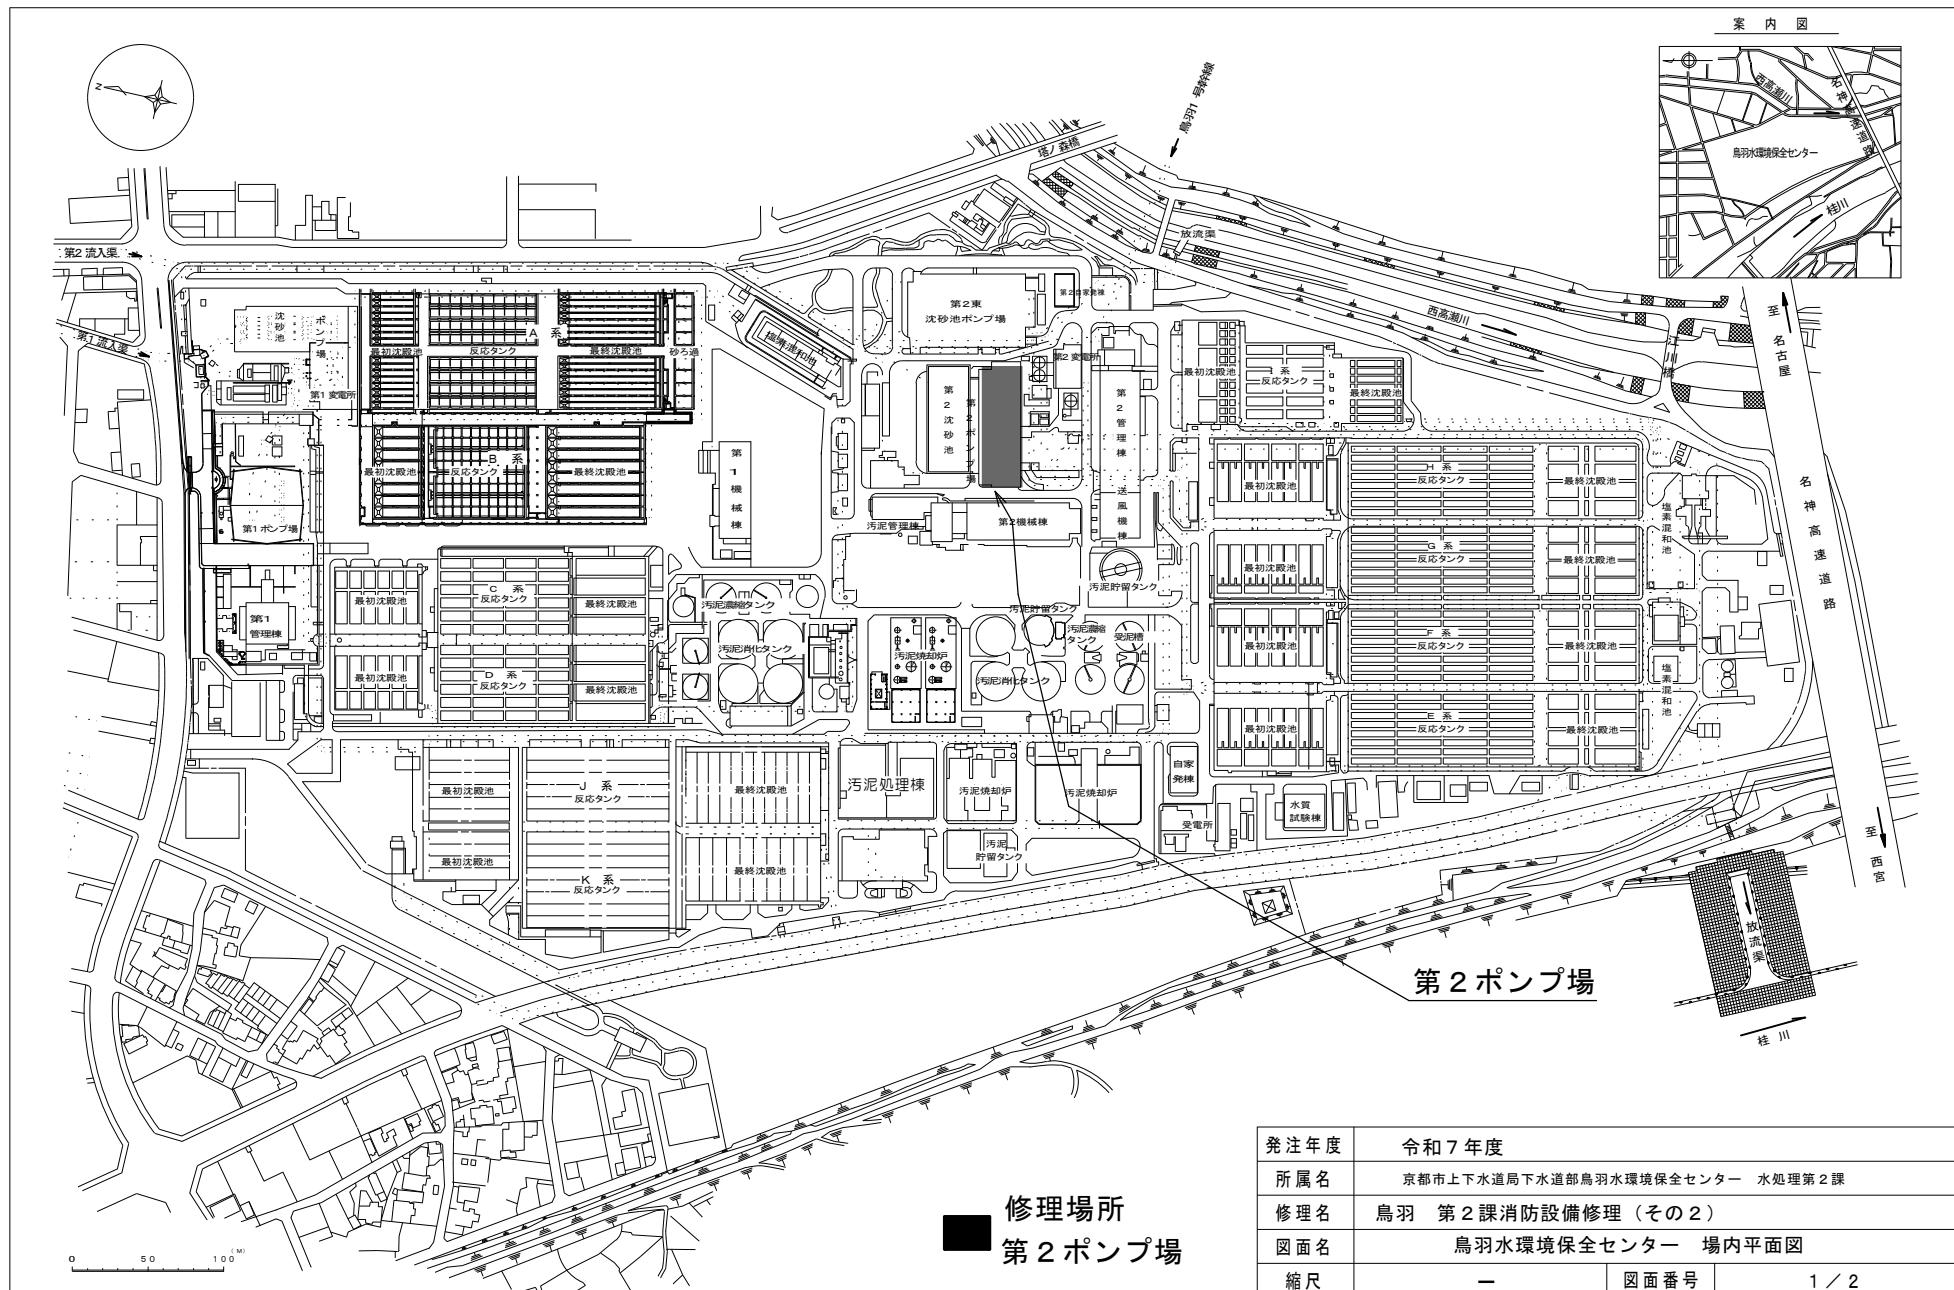

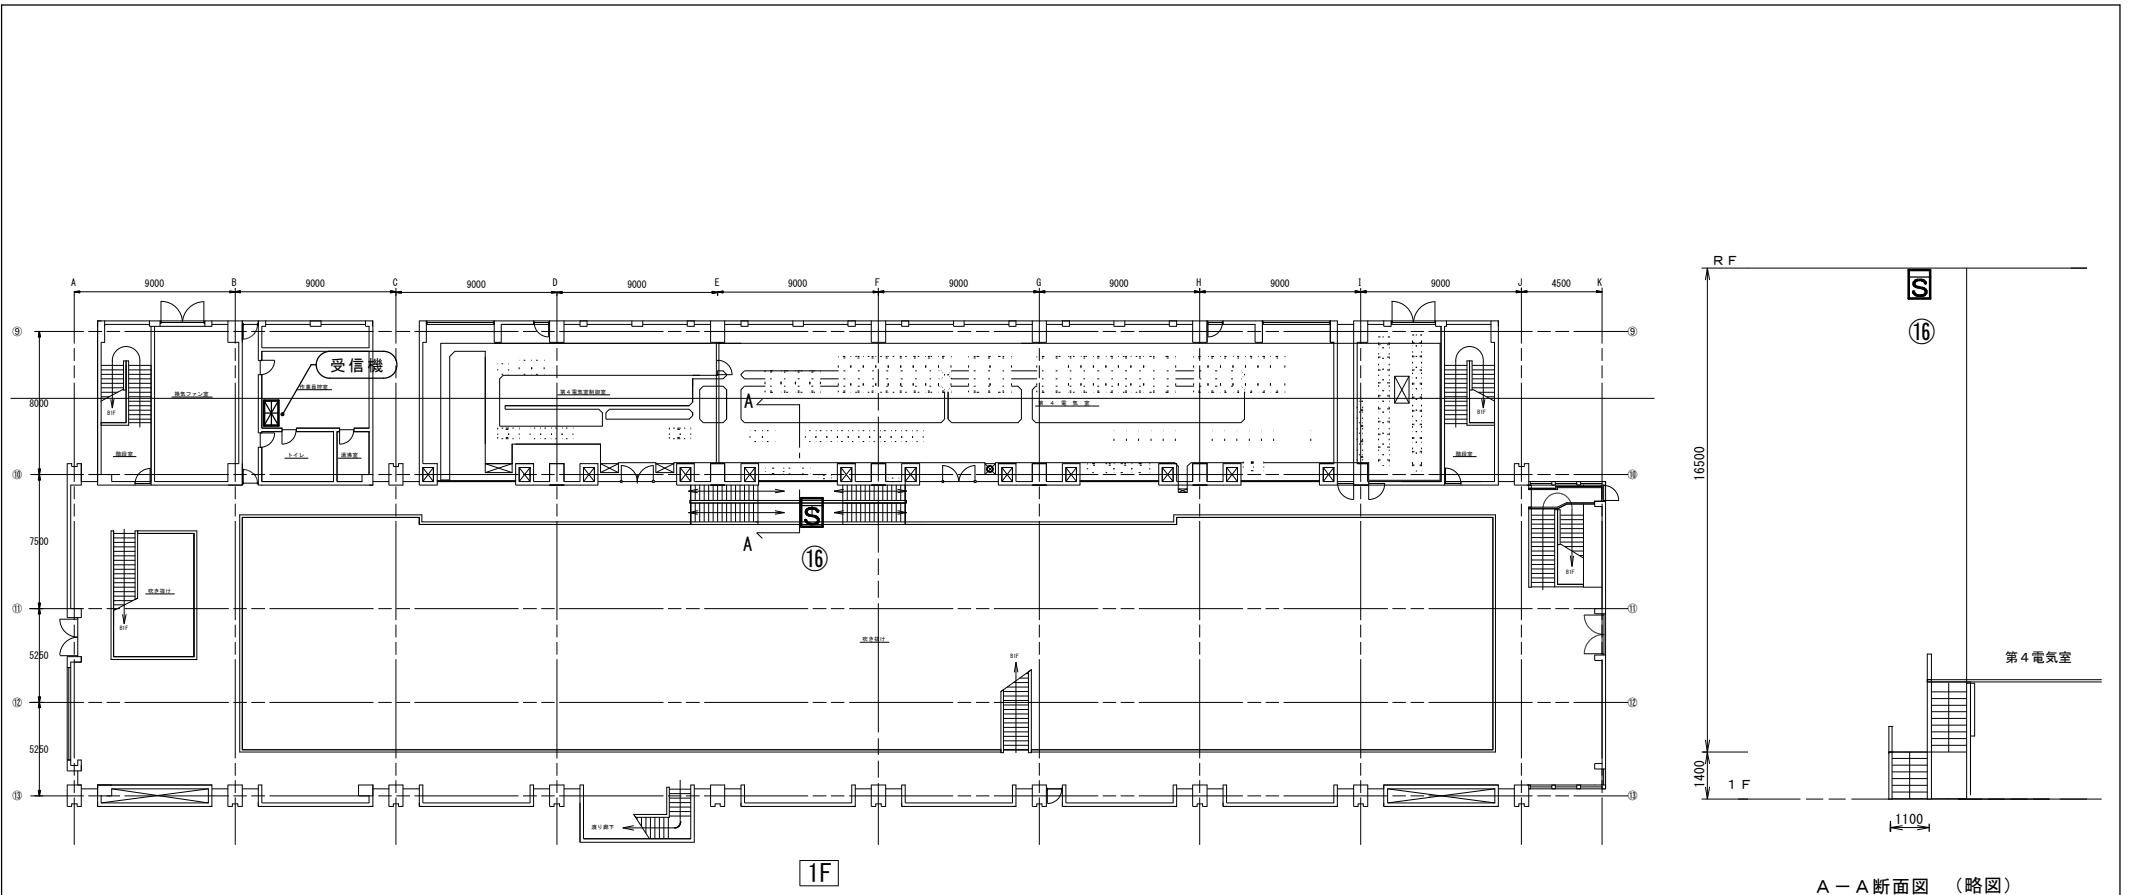

光電式スポット型感知器 2種 1台 (修理対象)

受信機 P型 1級 30回線 (既設)

発注年度	令和7年度		
所属名	京都市上下水道局下水道部鳥羽水環境保全センター水処理第2課		
修理名	鳥羽 第2課消防設備修理 (その2)		
図面名	鳥羽水環境保全センター 第2ポンプ場		
縮尺	—	図面番号	2 / 2