


鳥羽水環境保全センター 一般平面図

S=1:2000

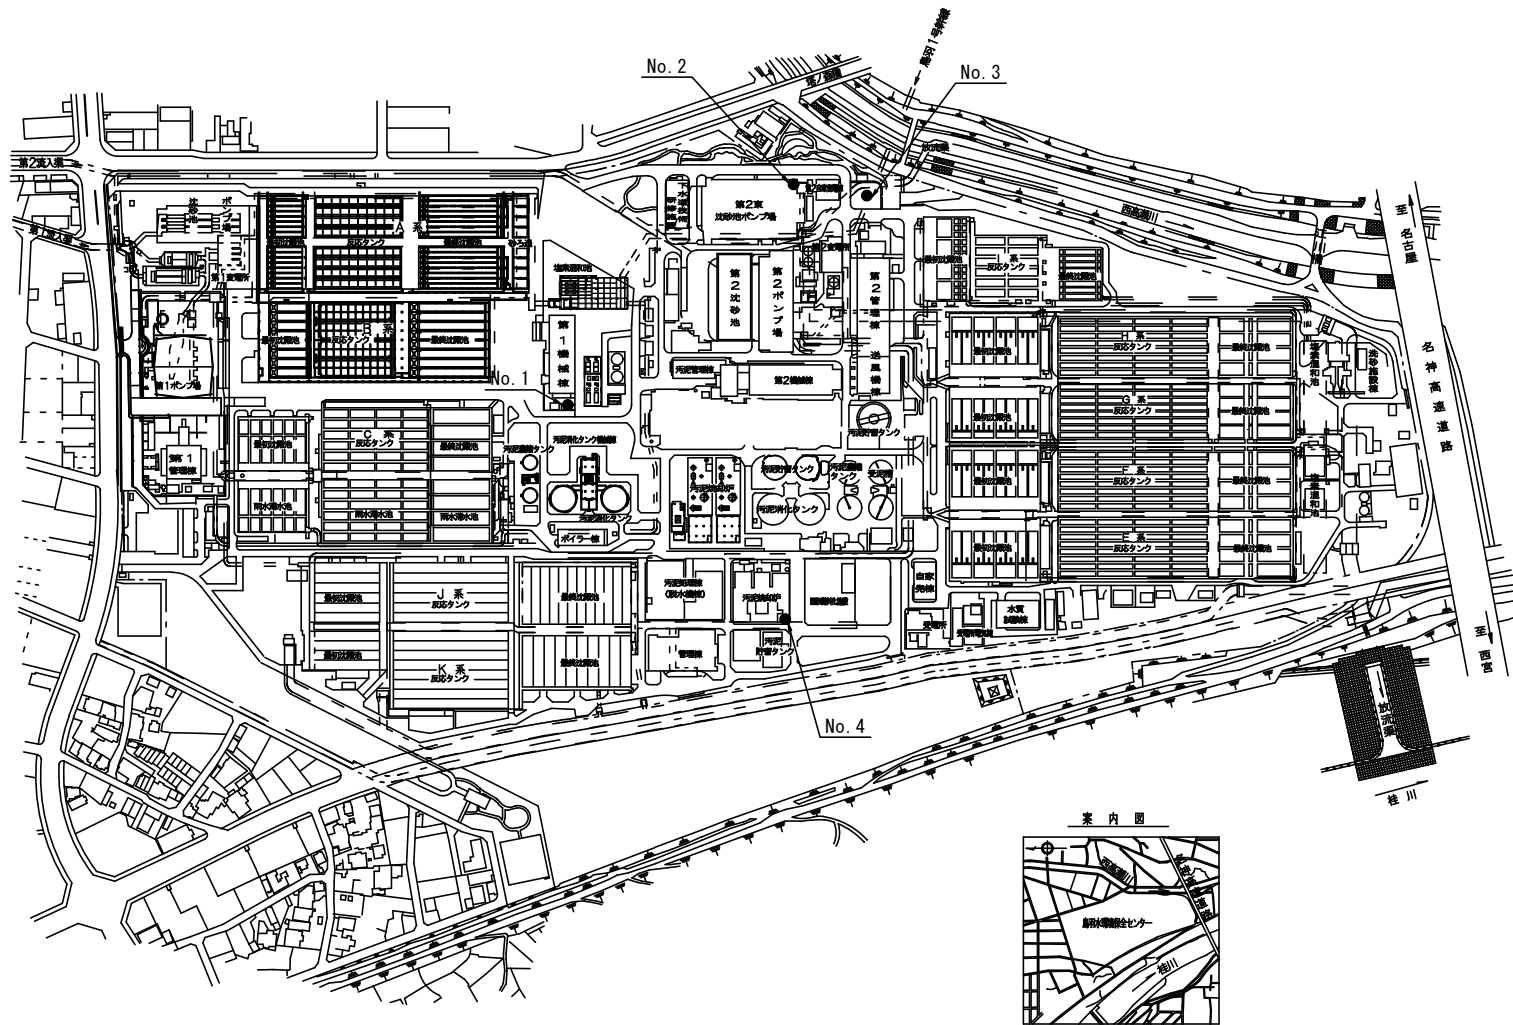

● 斜線は今回の検査箇所を表す。

発注年度	令和8年度
所属名	京都市上下水道局 下水道部鳥羽水環境保全センター水処理第1課
委託名	鳥羽 地下タンク漏洩検査委託
図面名	一般平面図
縮尺	1/2000
図面番号	M-1